
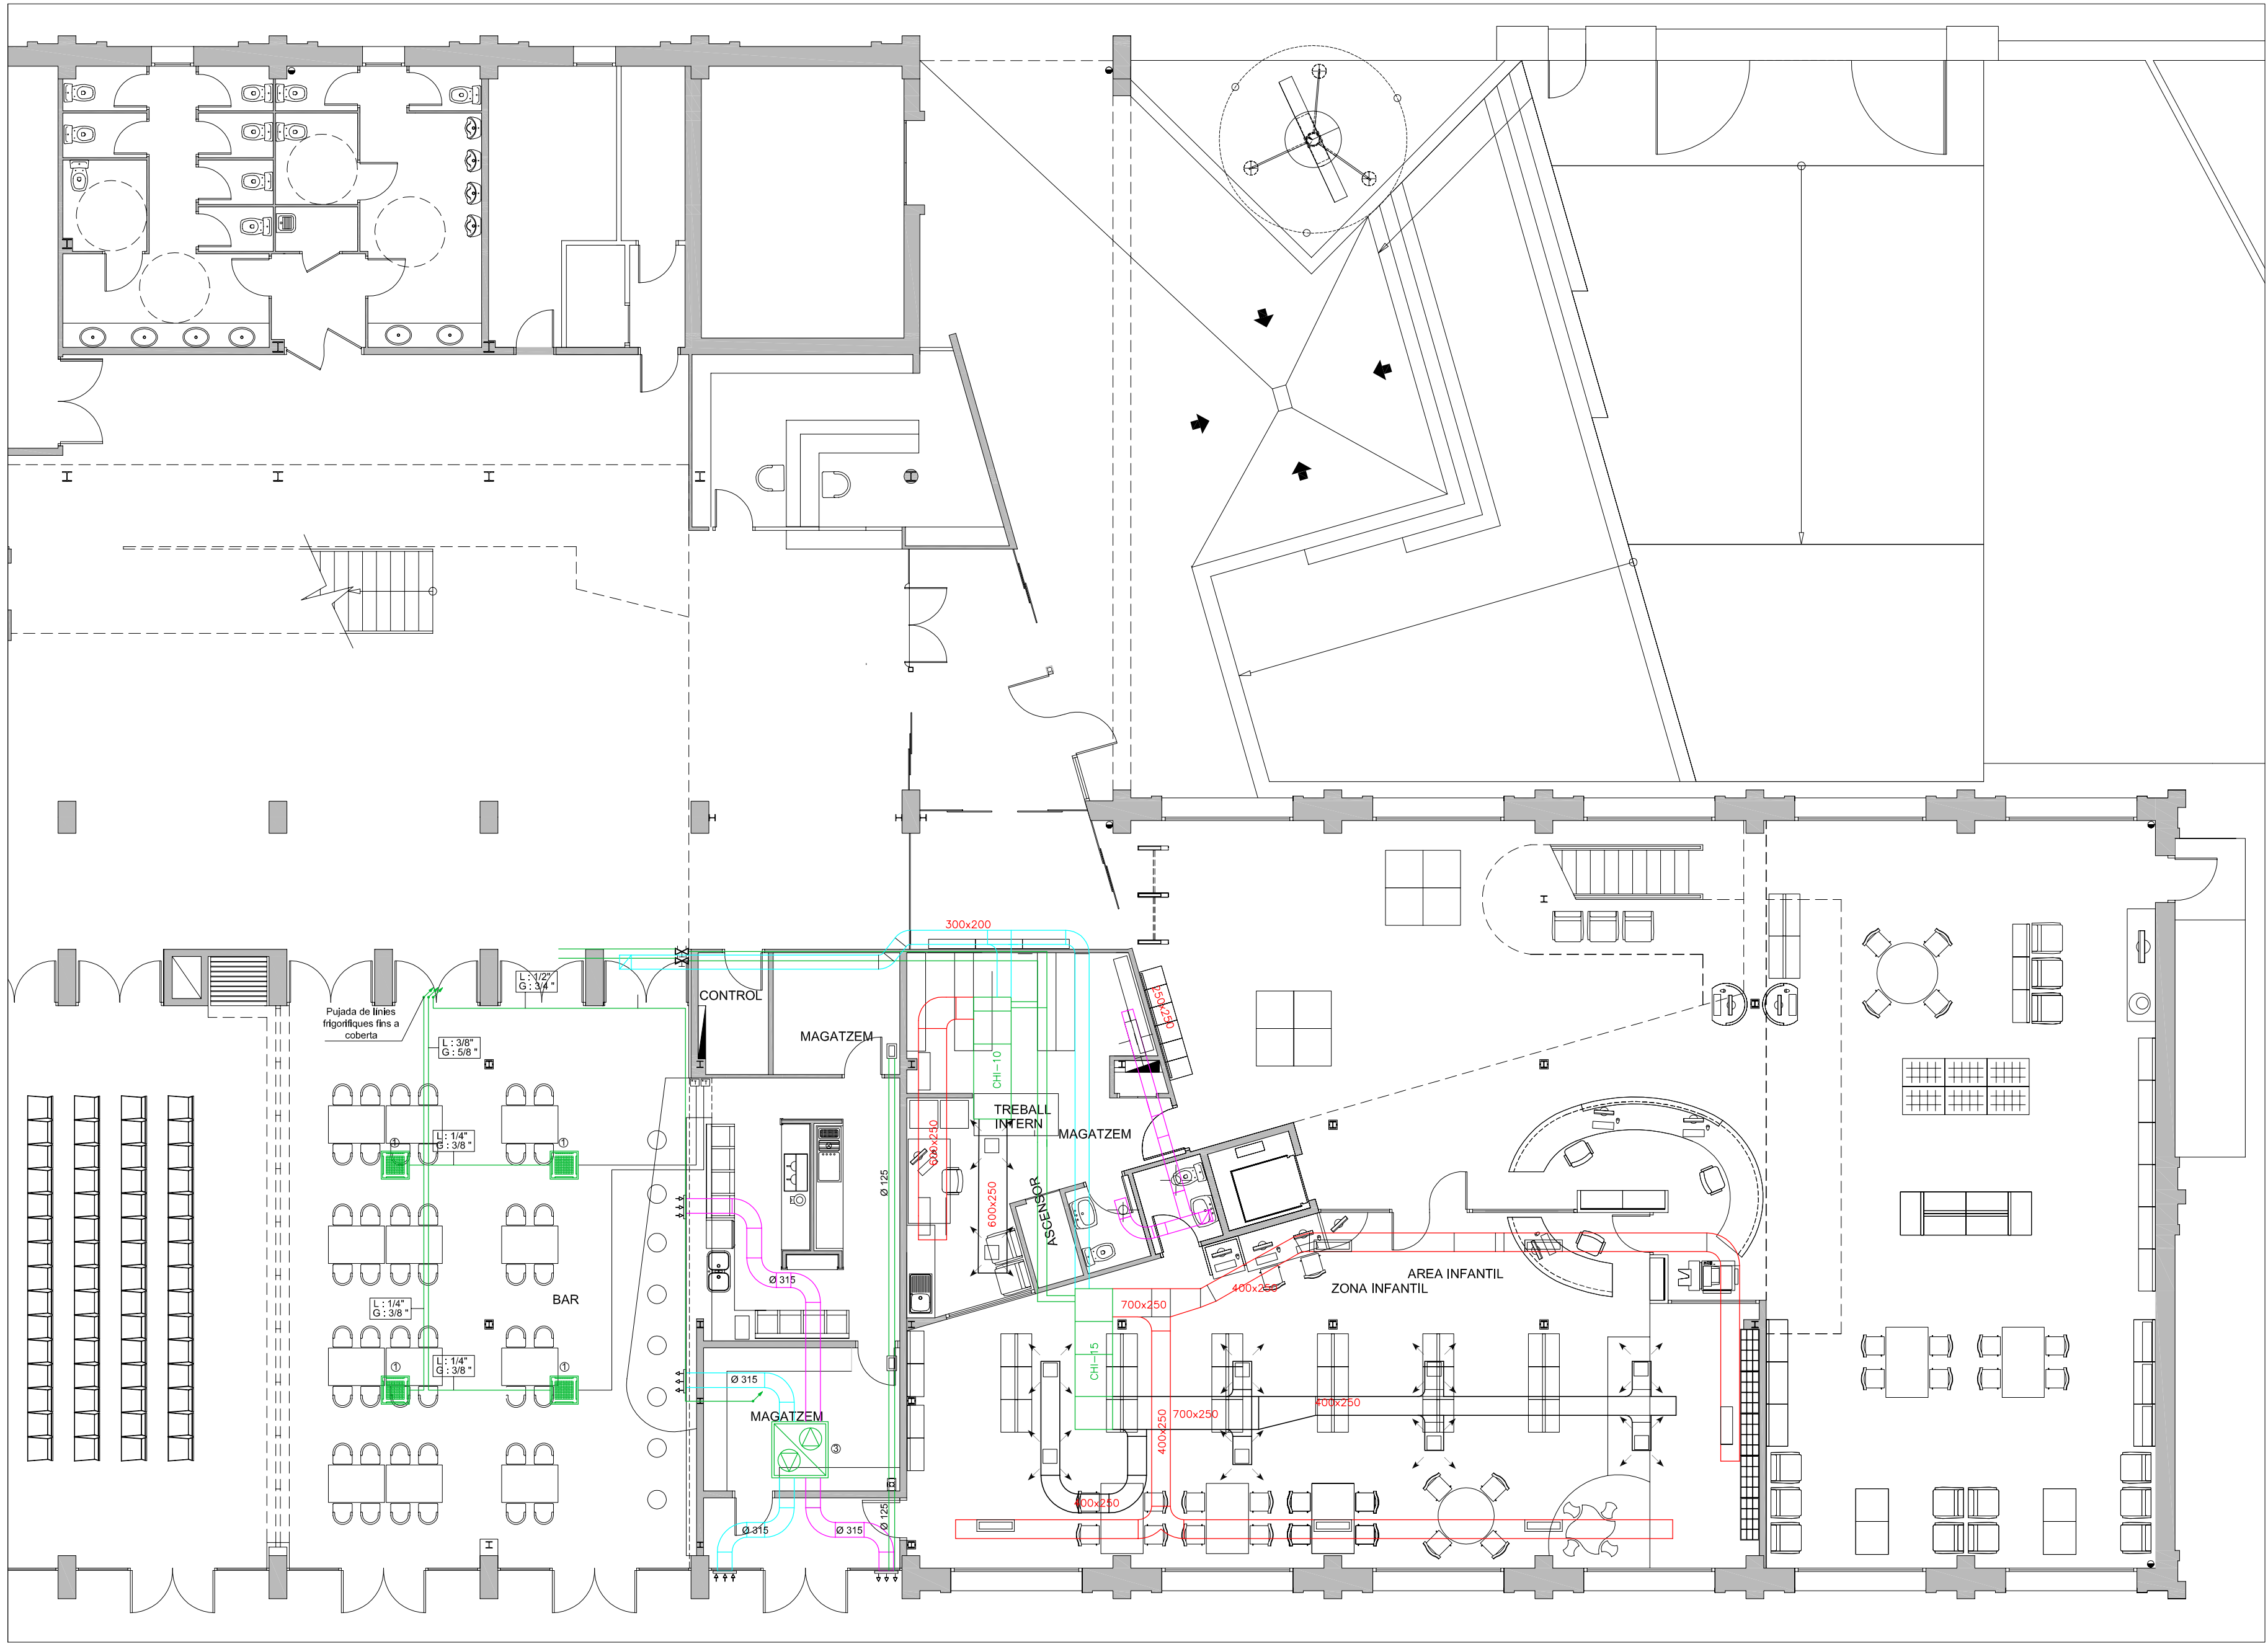


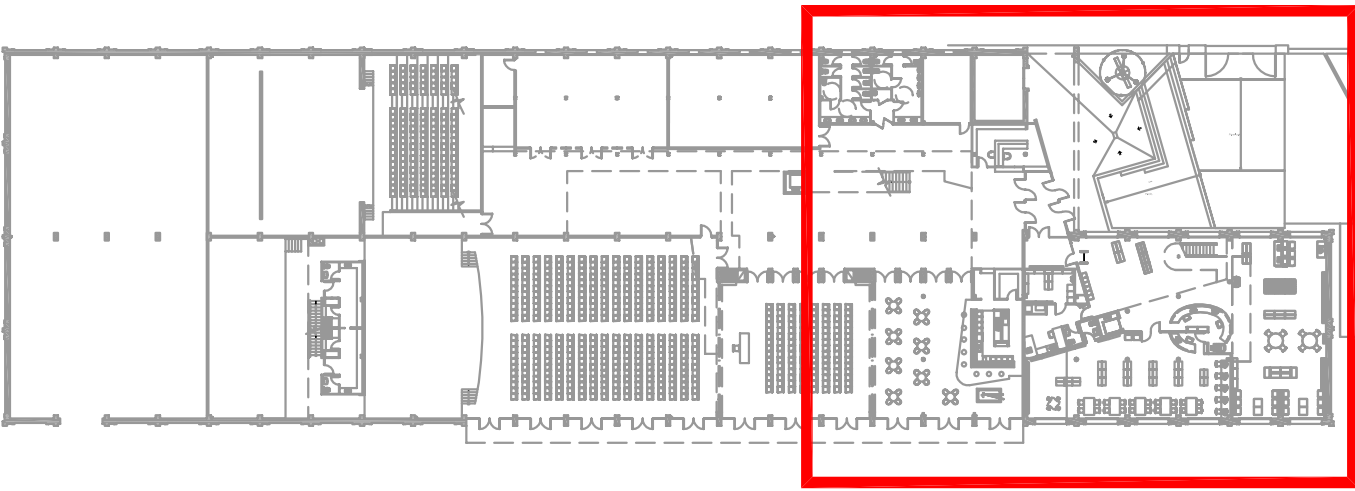

	Unitat interior Aire Condicionat tipus Cassete
	Unitat exterior Aire Condicionat
	Unitat ventilació amb recuperador de calor
	Reixa d'extracció
	Reixa d'impulsió
	Control de funcionament d'Aire Condicionat
	Pujada de línies frigorífiques
	Línia frigorífica
	Conducte de ventilació d'admissió d'aire
	Conducte de ventilació d'extracció d'aire
	Conducte de climatització de retorn d'aire
	Conducte de climatització d'impulsió d'aire
	Cablejat de control del sistema de climatització i ventilació



① UNITAT INTERIOR A.C.
MARCA: MITSUBISHI ELECTRIC
MODEL: PLA-RP60BA
POTENCIA FRIGORIF: 5.7kW
POTENCIA CALORIF: 6.9 kW
CABAL: 1860 m3/h
PES: 23 Kg
DIMENSIONS: 840x840x258
(llarg x ample x alt)

③ UNITAT VENTILACIÓ
MARCA: ASPIRNOVA
MODEL: RCA 2000
CABAL: 2000 m3/h
PES: 120 Kg
DIMENSIONS: 1200x1200x450
(llarg x ample x alt)

PROJECTE D'EXECUCIÓ
AMPLIACIÓ DE LA BIBLIOTECA MUNICIPAL
Centre Cultural Can Costa i Font - Taradell

Plànol de: **PLANTA BAIXA**
INSTAL·LACIÓ DE CLIMATITZACIÓ
Escala: 1/100
Plànol nº: IC-1

Institució: Ajuntament de Taradell
Aprovació Municipal:
Ajuntament de Taradell
El tècnic redactors: Angel Biurrun Contreras, Maite Herrera i Vives
Nom arxiu infor.: 08_076CL.dwg
Data: Febrer 2009

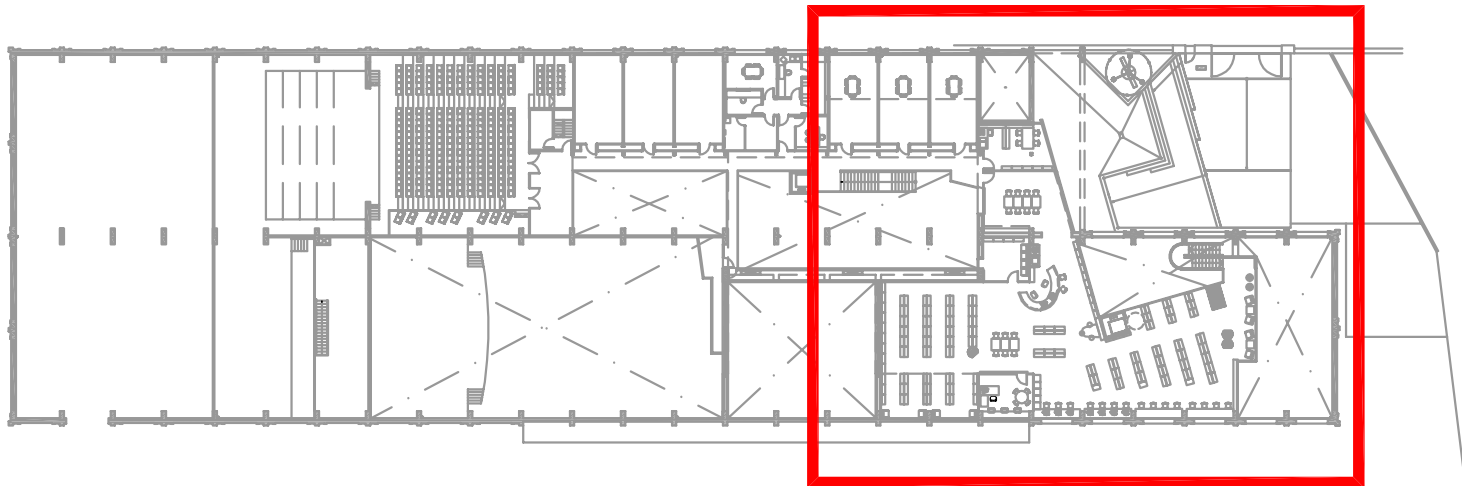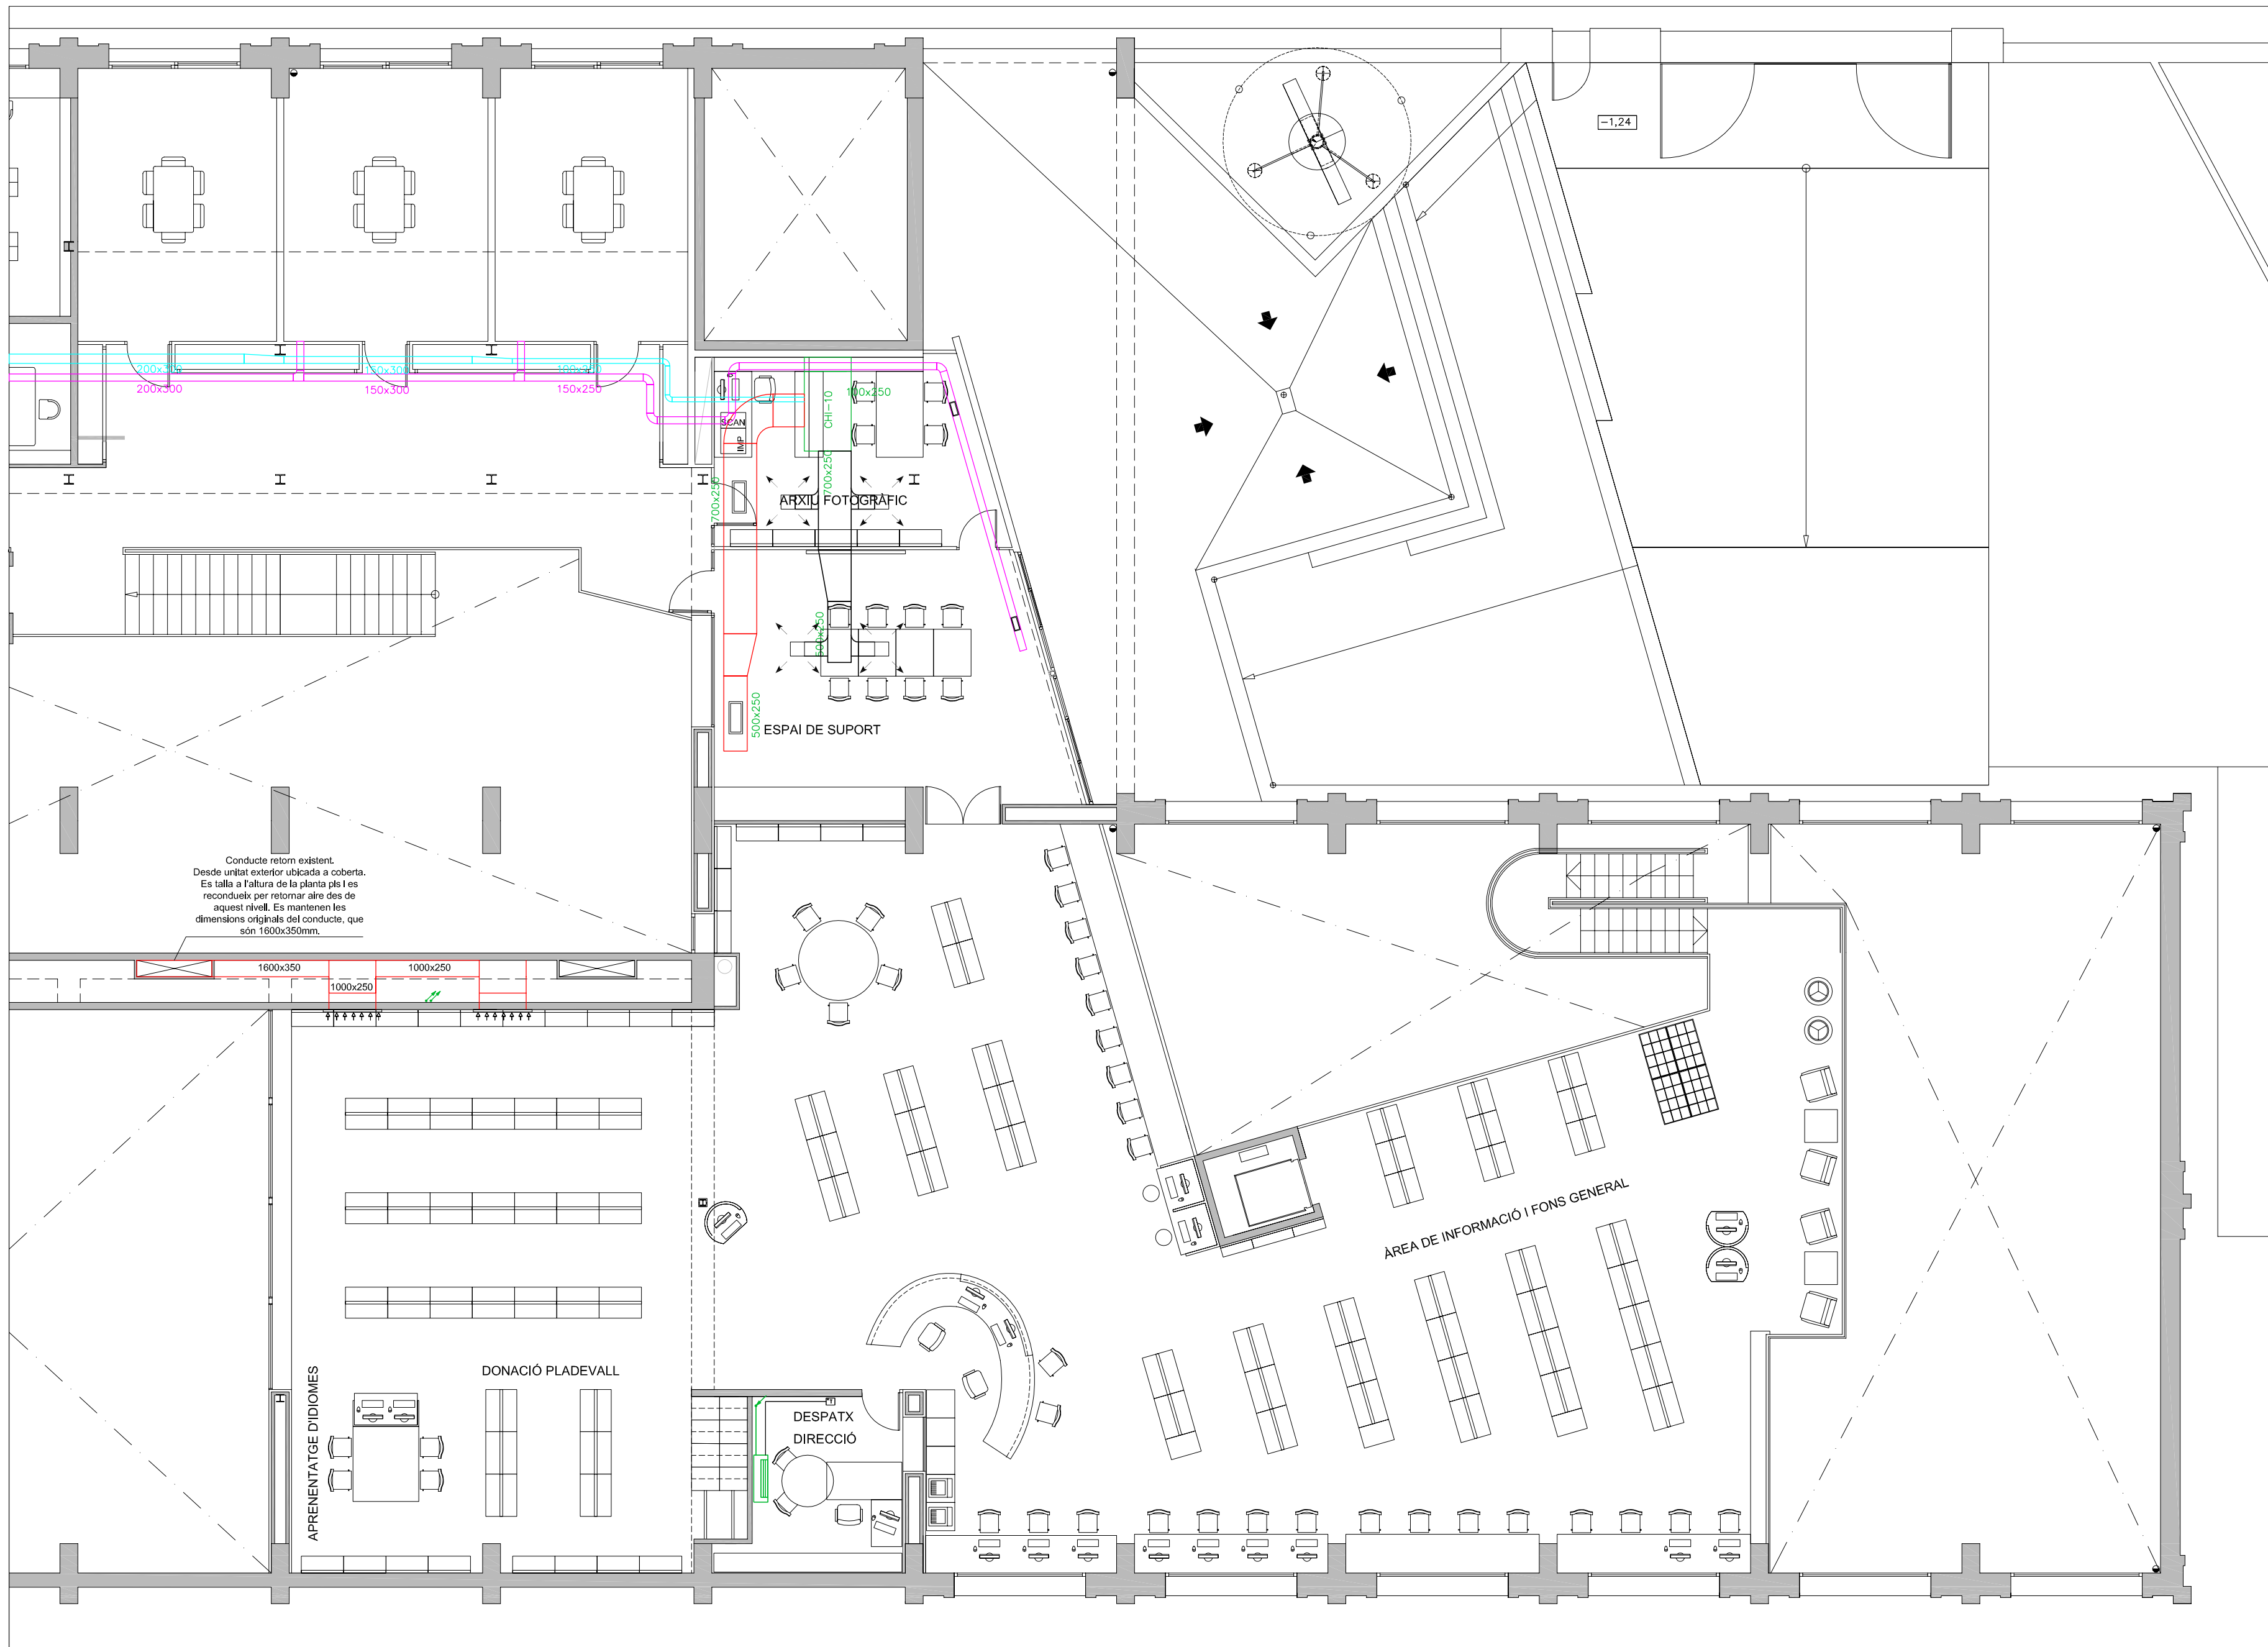


	Unitat interior Aire Condicionat tipus Split
	Reixa d'extracció
	Reixa d'impulsió
	Control de funcionament d'Aire Condicionat
	Pujada de línies frigorífiques
	Linia frigorífica
	Conducte de ventilació d'admissió d'aire
	Conducte de ventilació d'extracció d'aire
	Conducte de climatització de retorn d'aire
	Conducte de climatització d'impulsió d'aire
	Cablejat de control del sistema de climatització i ventilació

④ UNITAT INTERIOR A.C.
MARCA: MITSUBISHI ELECTRIC
MODEL: SRK 50 ZMX
POTÈNCIA FRIGORÍF.: 5 kW
POTÈNCIA CALORÍF.: 6 kW
CABAL: 810 m³/h
PES: 25 Kg
DIMENSIONS: 309x690x220
(larg x ample x alt)



PROJECTE D'EXECUCIÓ
AMPLIACIÓ DE LA BIBLIOTECA MUNICIPAL
Centre Cultural Can Costa i Font - Taradell

Plànol de: PLANTA PRIMERA
INSTAL·LACIÓ DE CLIMATITZACIÓ
Escala: 1/100
Plànol nº: IC-2

Institució: Ajuntament de Taradell
Aprovació Municipal: [Signature]
Ajuntament de Taradell
El tècnic redactors: Angel Biurrun Contreras, Maite Herrera i Vives
Nom arxiu infor.: 08_076CL.dwg
Data: Febrer 2009

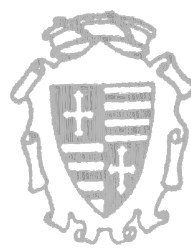

AJUNTAMENT DE TARADELL

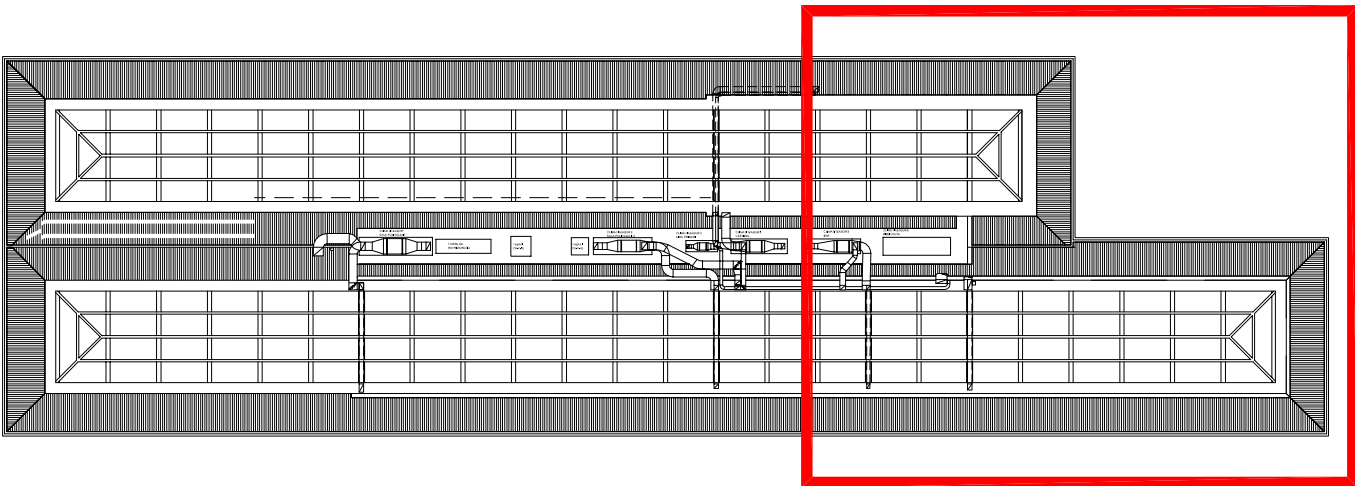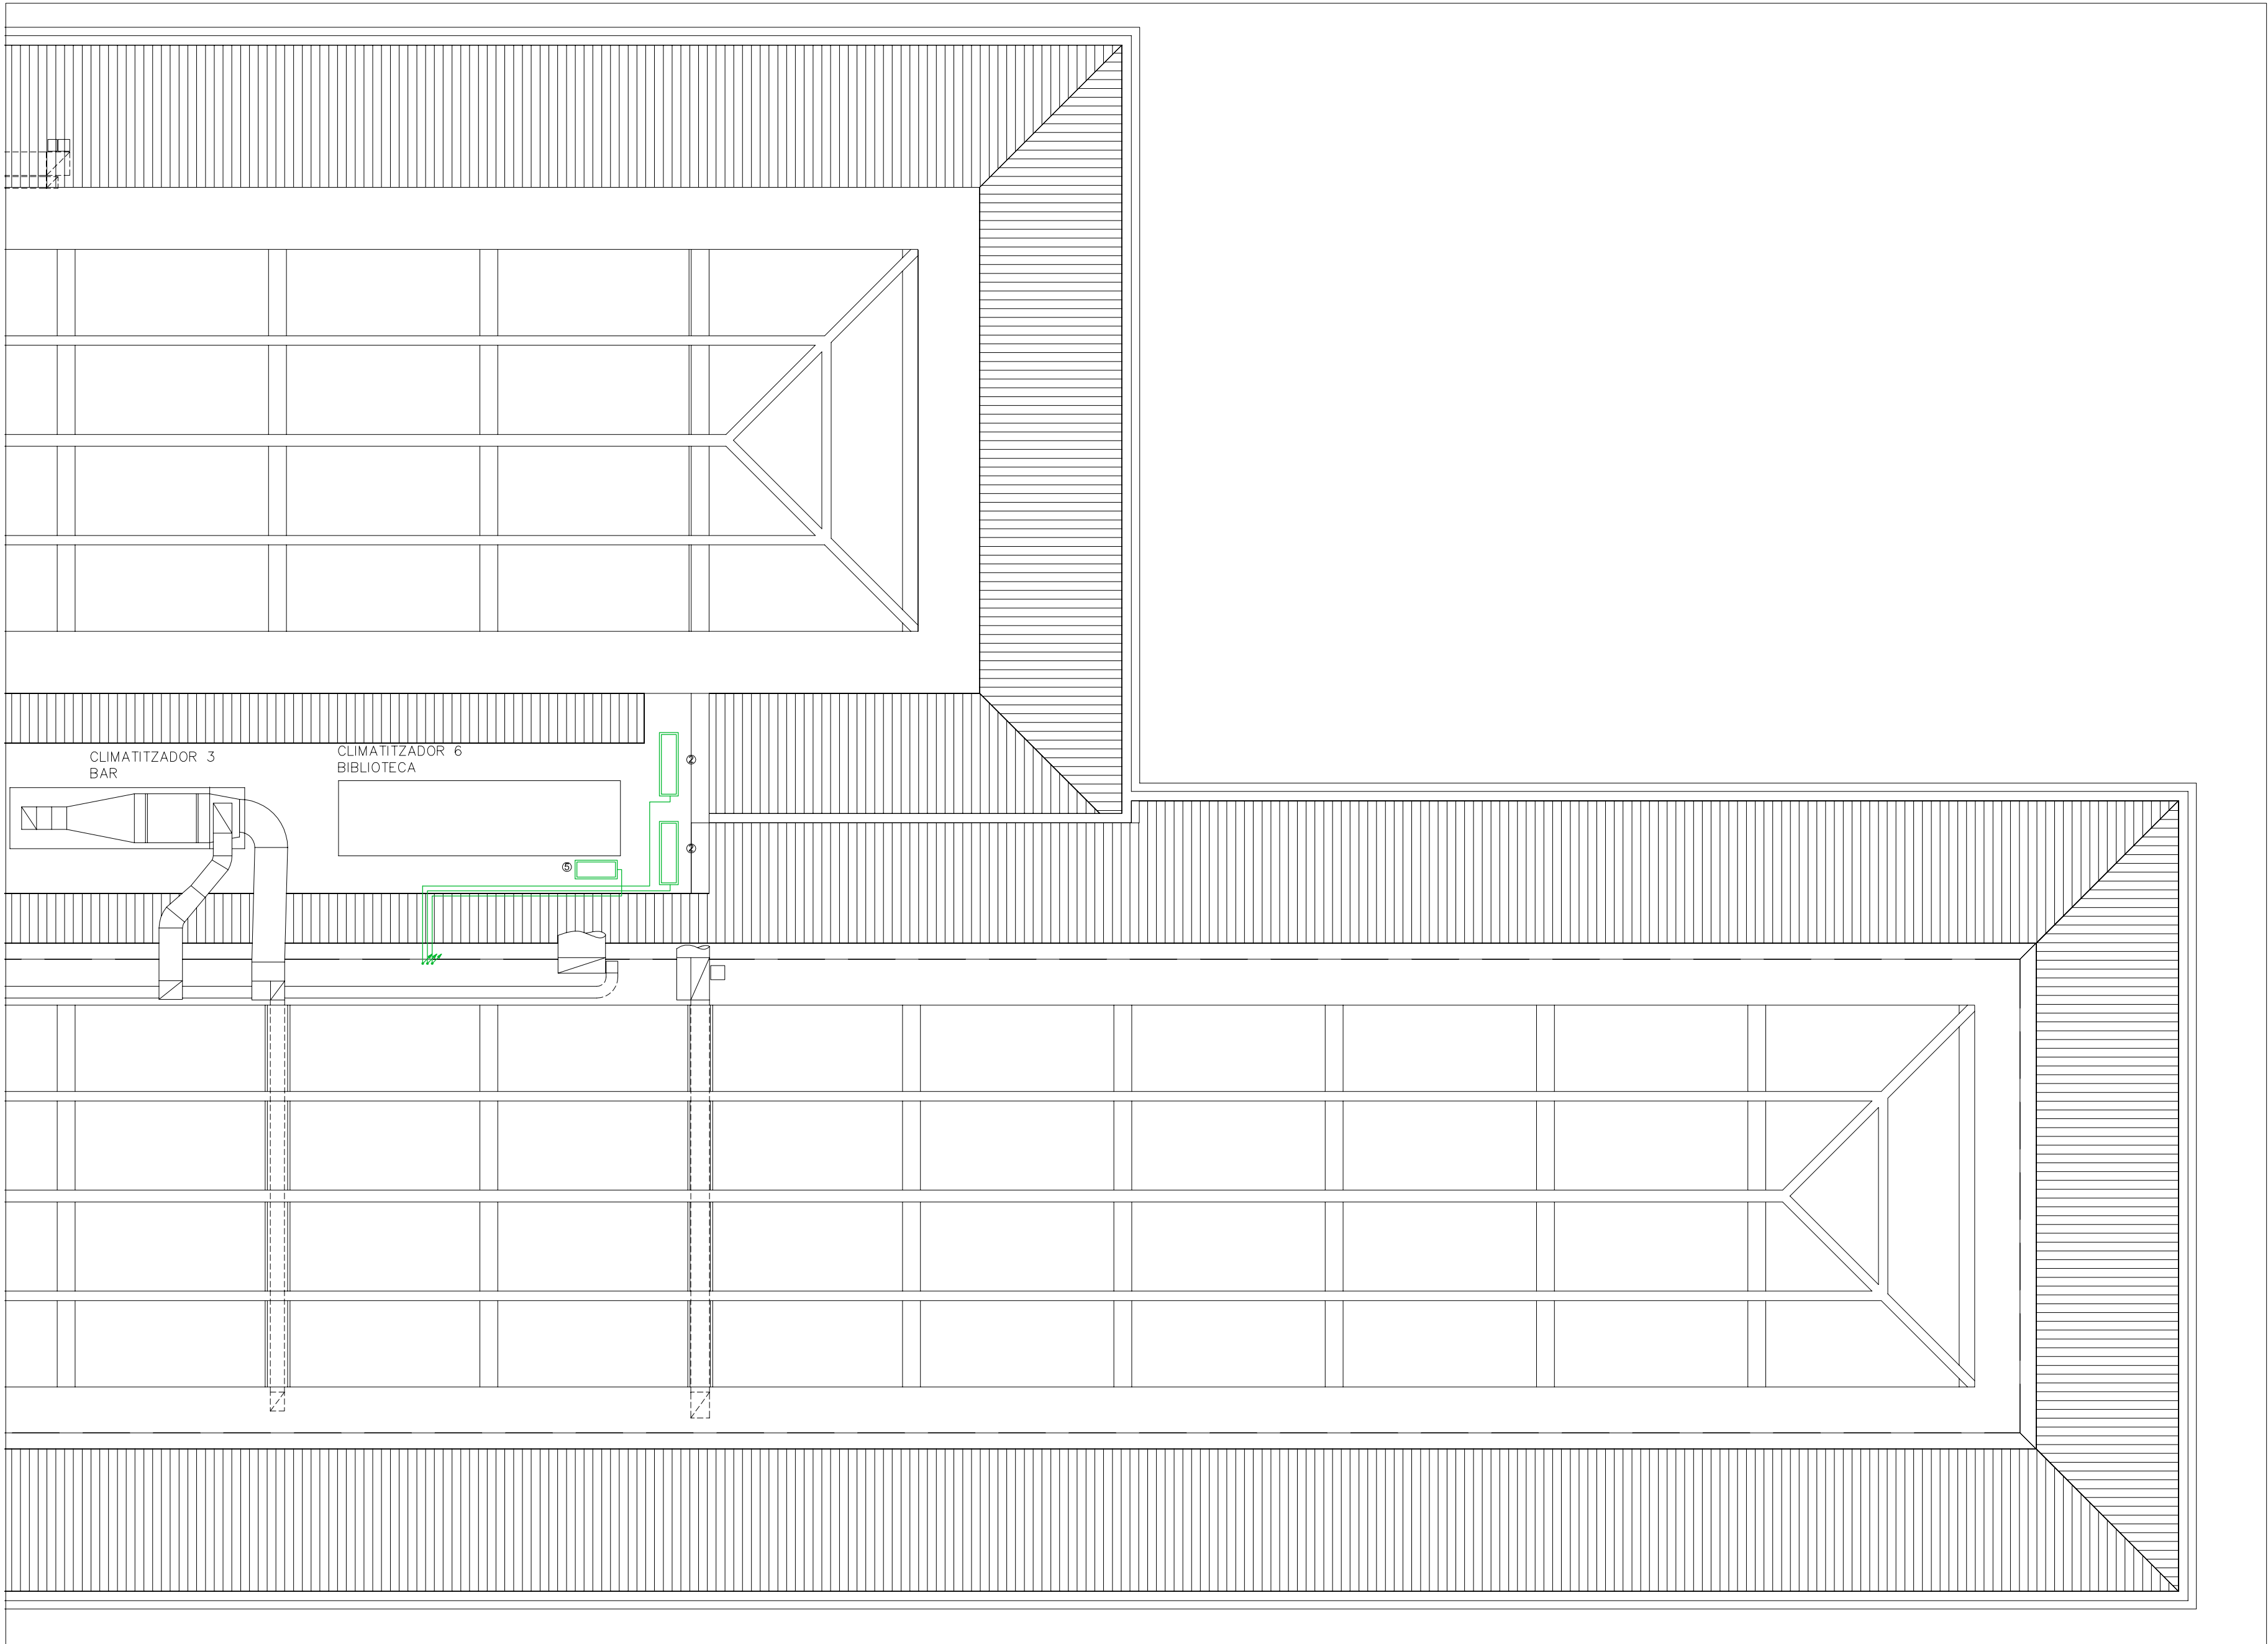

	Unitat exterior Aire Condicionat
	Pujada de línies frigorífiques
	Línia frigorífica



② UNITAT EXTERIOR A.C.
MARCA: MITSUBISHI ELECTRIC
MODEL: PUH-9125Y
POTENCIA FRIGORIF.: 12,3kW
POTENCIA CALORIF.: 14,3 KW
CABAL: 1860 m3/h
PES: 131 Kg
DIMENSIONS: 950x330x1350
(llarg x ample x alt)

⑤ UNITAT EXTERIOR A.C.
MARCA: MITSUBISHI ELECTRIC
MODEL: SRC 50 ZHX
POTENCIA FRIGORIF.: 5 KW
POTENCIA CALORIF.: 6 KW
CABAL: 2160 m3/h
PES: 131 Kg
DIMENSIONS: 640x800x290
(llarg x ample x alt)

PROJECTE D'EXECUCIÓ
AMPLIACIÓ DE LA BIBLIOTECA MUNICIPAL
Centre Cultural Can Costa i Font - Taradell

Plànol de:	Planta Coberta ACOTACIONS I MATERIALS	Escala: 1/100
		Plànol nº IC-3


Institució	Aprovació Municipal	
	Ajuntament de Taradell	Nom arxiu infor.
	El tècnic redactors	08_076CL.dwg
	Angel Biurrún Contreras Maite Herrera i Vives	Data Febrer 2009

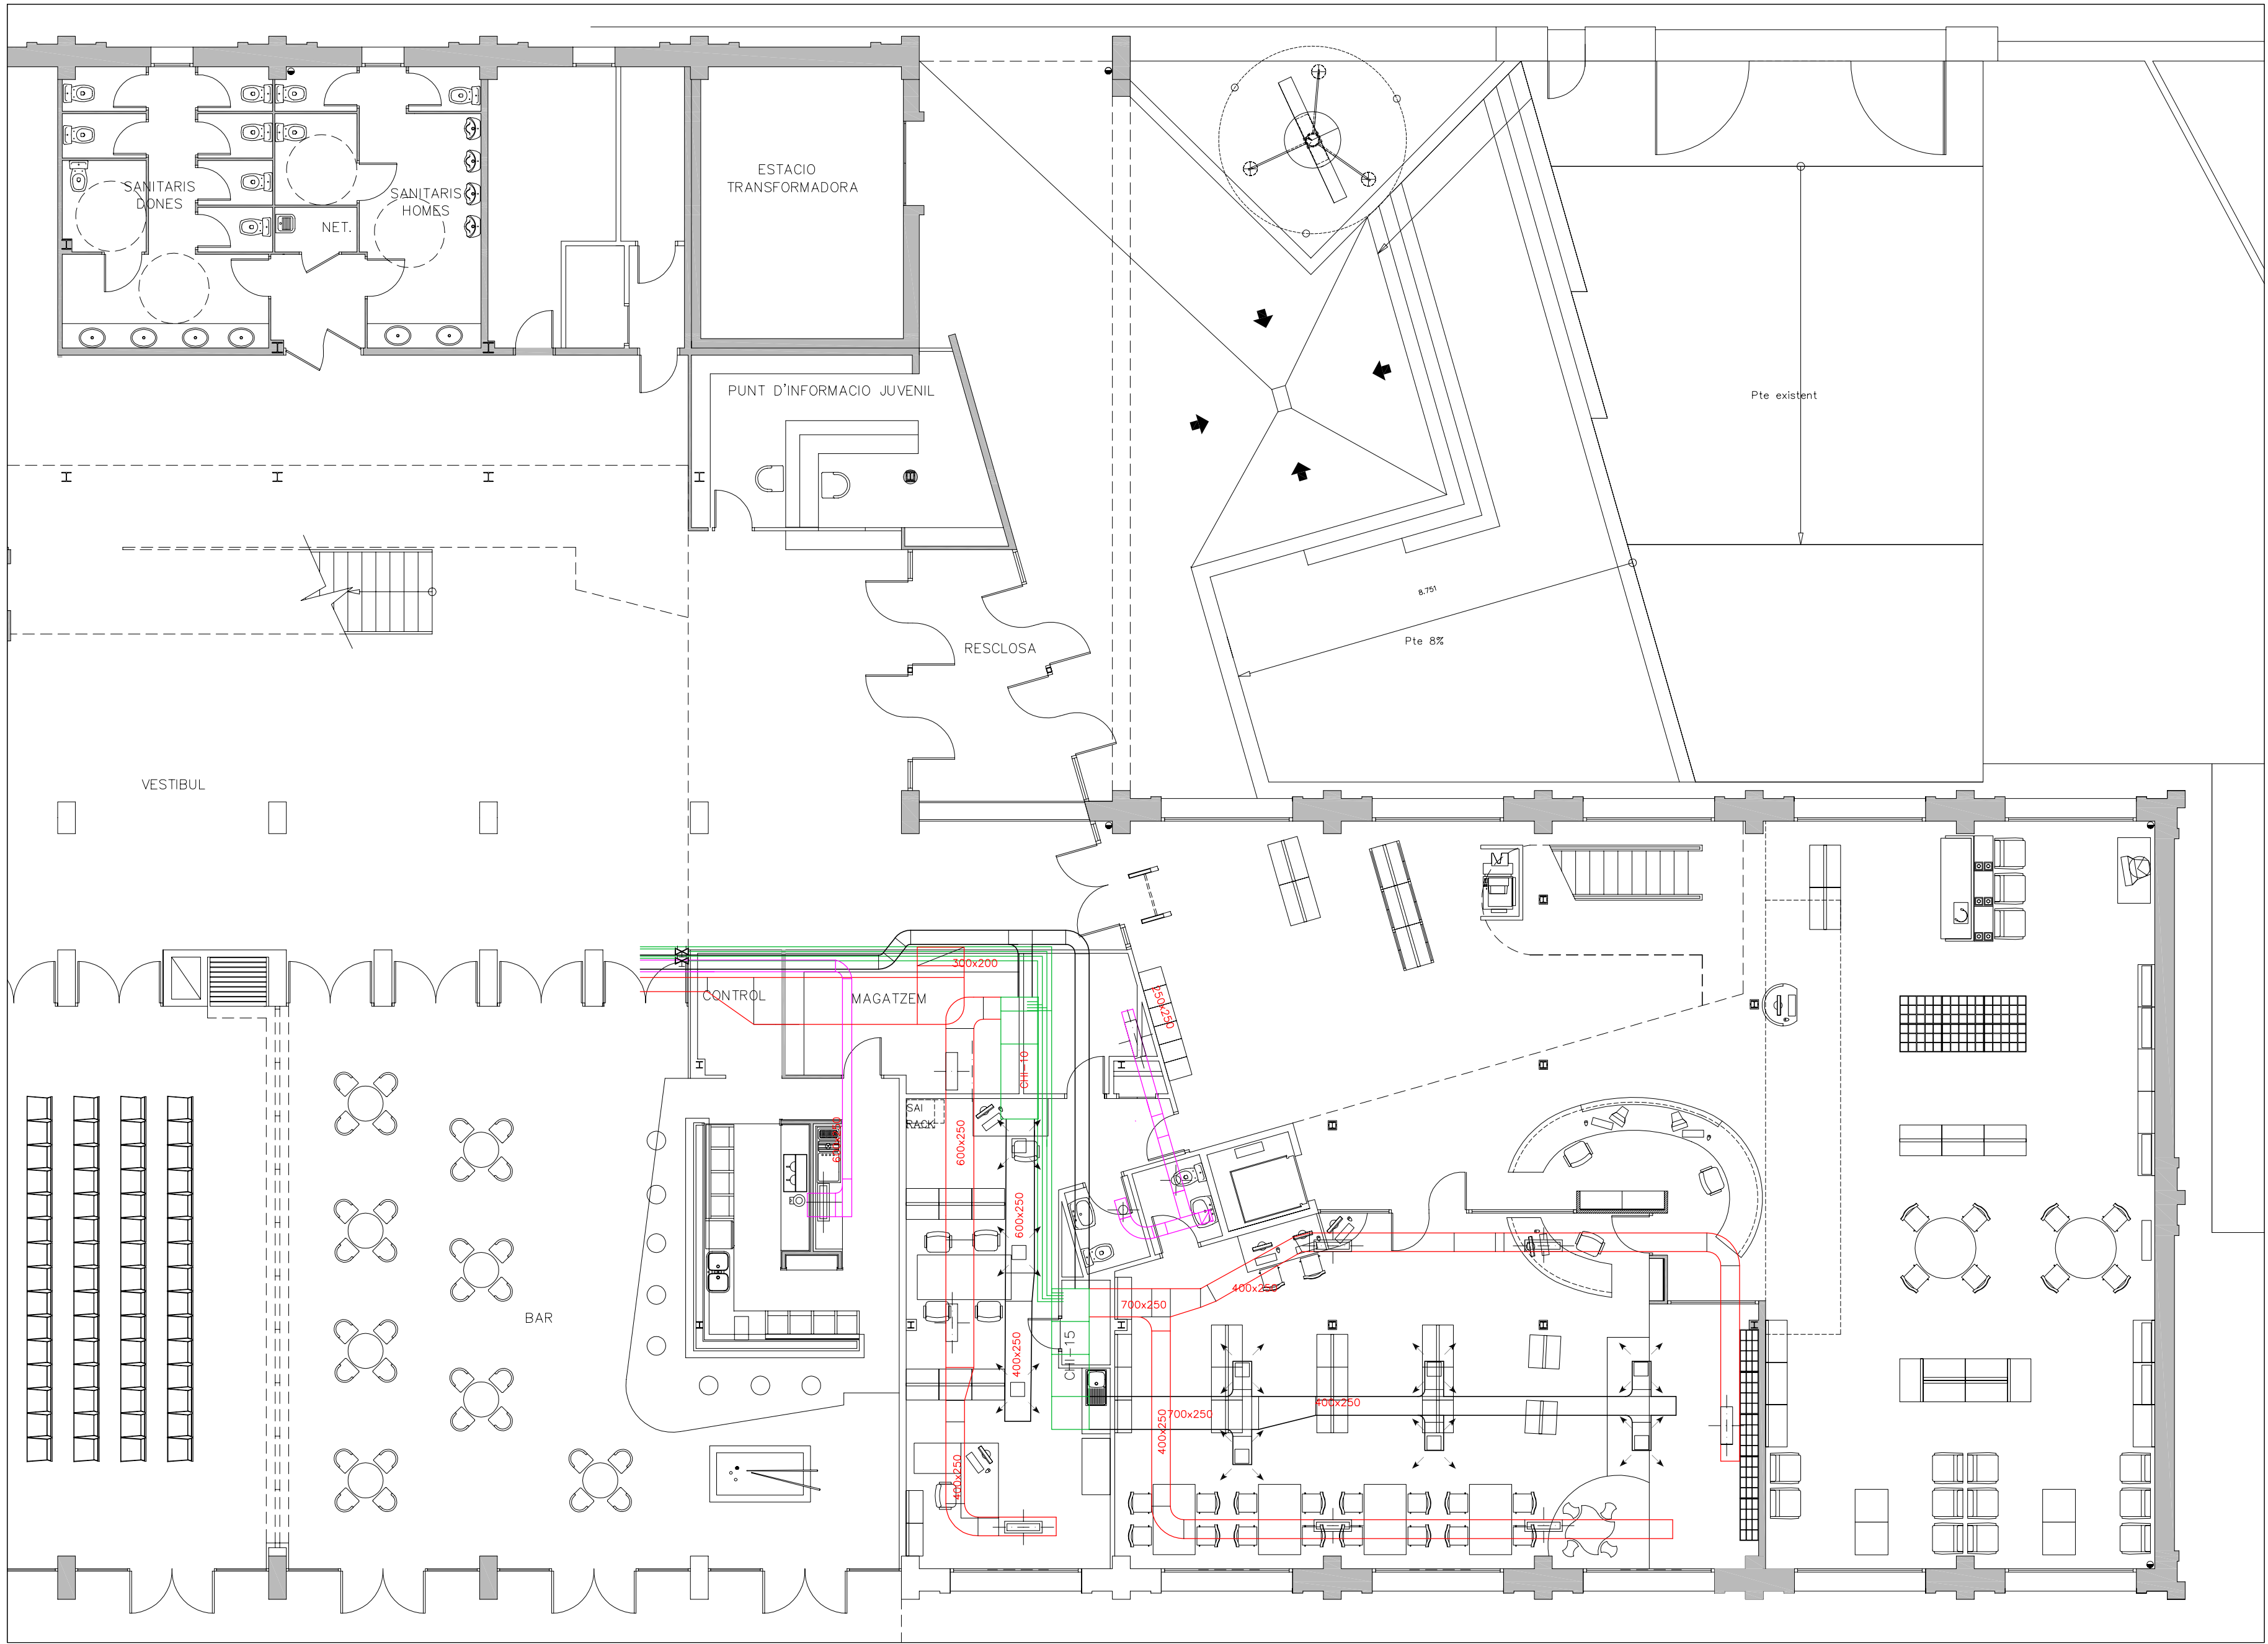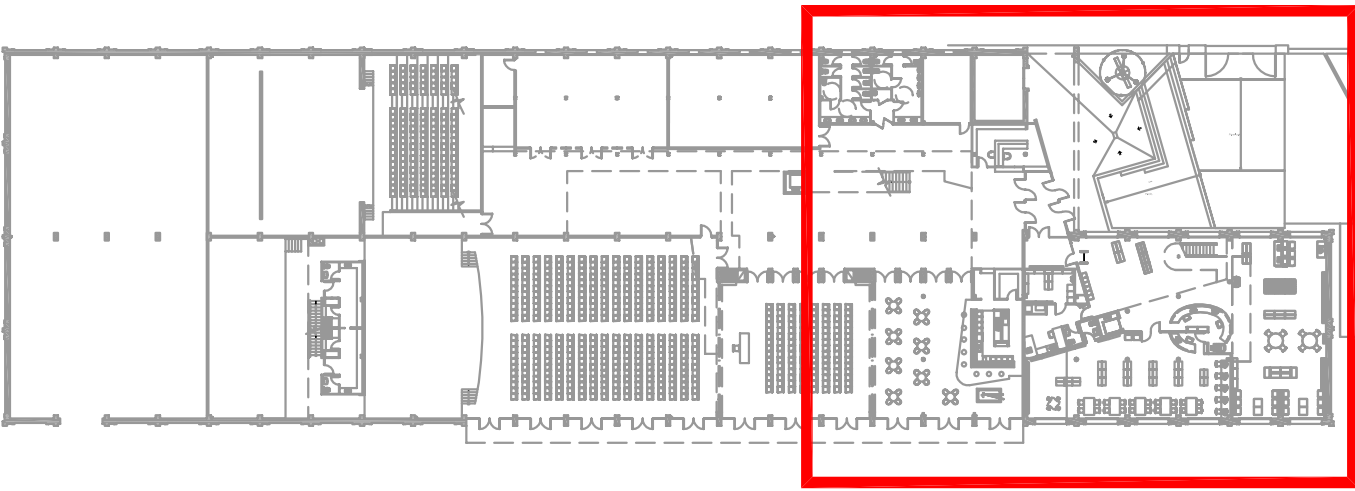

	Unitat interior Aire Condicionat tipus Cassete
	Unitat exterior Aire Condicionat
	Unitat ventilació amb recuperador de calor
	Reixa d'extracció
	Reixa d'impulsió
	Control de funcionament d'Aire Condicionat
	Pujada de línies frigorífiques
	Línia frigorífica
	Conducte de ventilació d'admissió d'aire
	Conducte de ventilació d'extracció d'aire
	Conducte de climatització de retorn d'aire
	Conducte de climatització d'impulsió d'aire
	Cablejat de control del sistema de climatització i ventilació

PROJECTE D'EXECUCIÓ
AMPLIACIÓ DE LA BIBLIOTECA MUNICIPAL
Centre Cultural Can Costa i Font - Taradell

Plànol de:	PLANTA BAIXA INSTAL·LACIÓ DE CLIMATITZACIÓ ESTAT ACTUAL	Escala 1/100 Plànol nº IC-4
Institució	Aprovació Municipal	

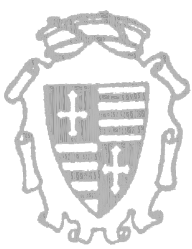

AJUNTAMENT DE TARADELL

Ajuntament de Taradell
El tècnic redactors



Angel Biurrún Contreras
Maite Herrera i Vives

Nom arxiu infor.

08_076CL. dwg

Data


Febrer 2009

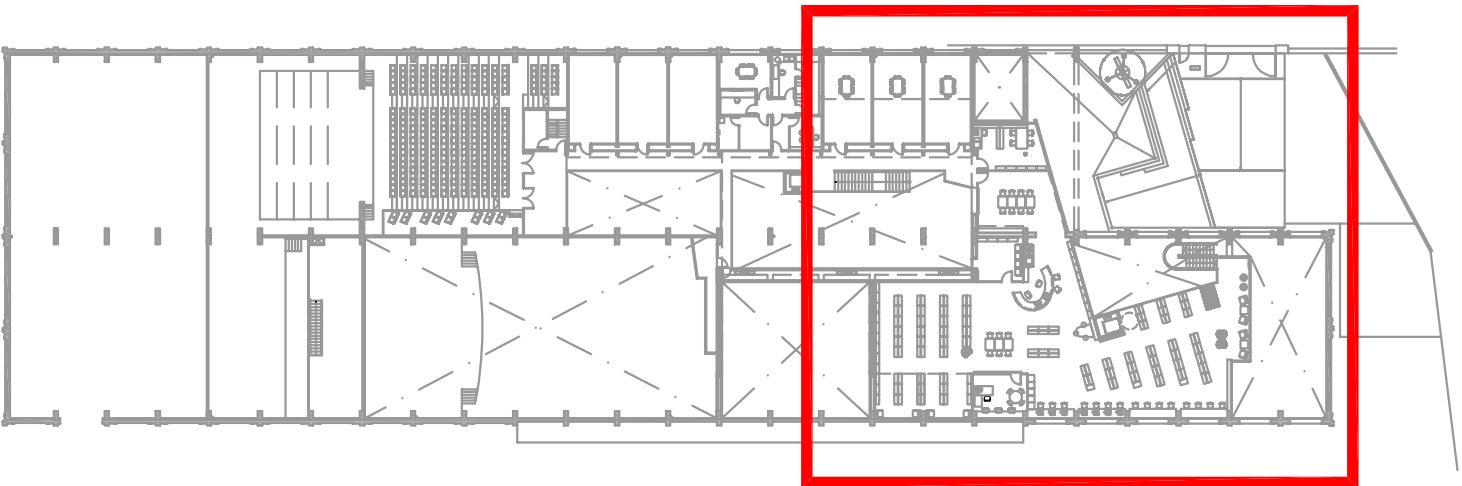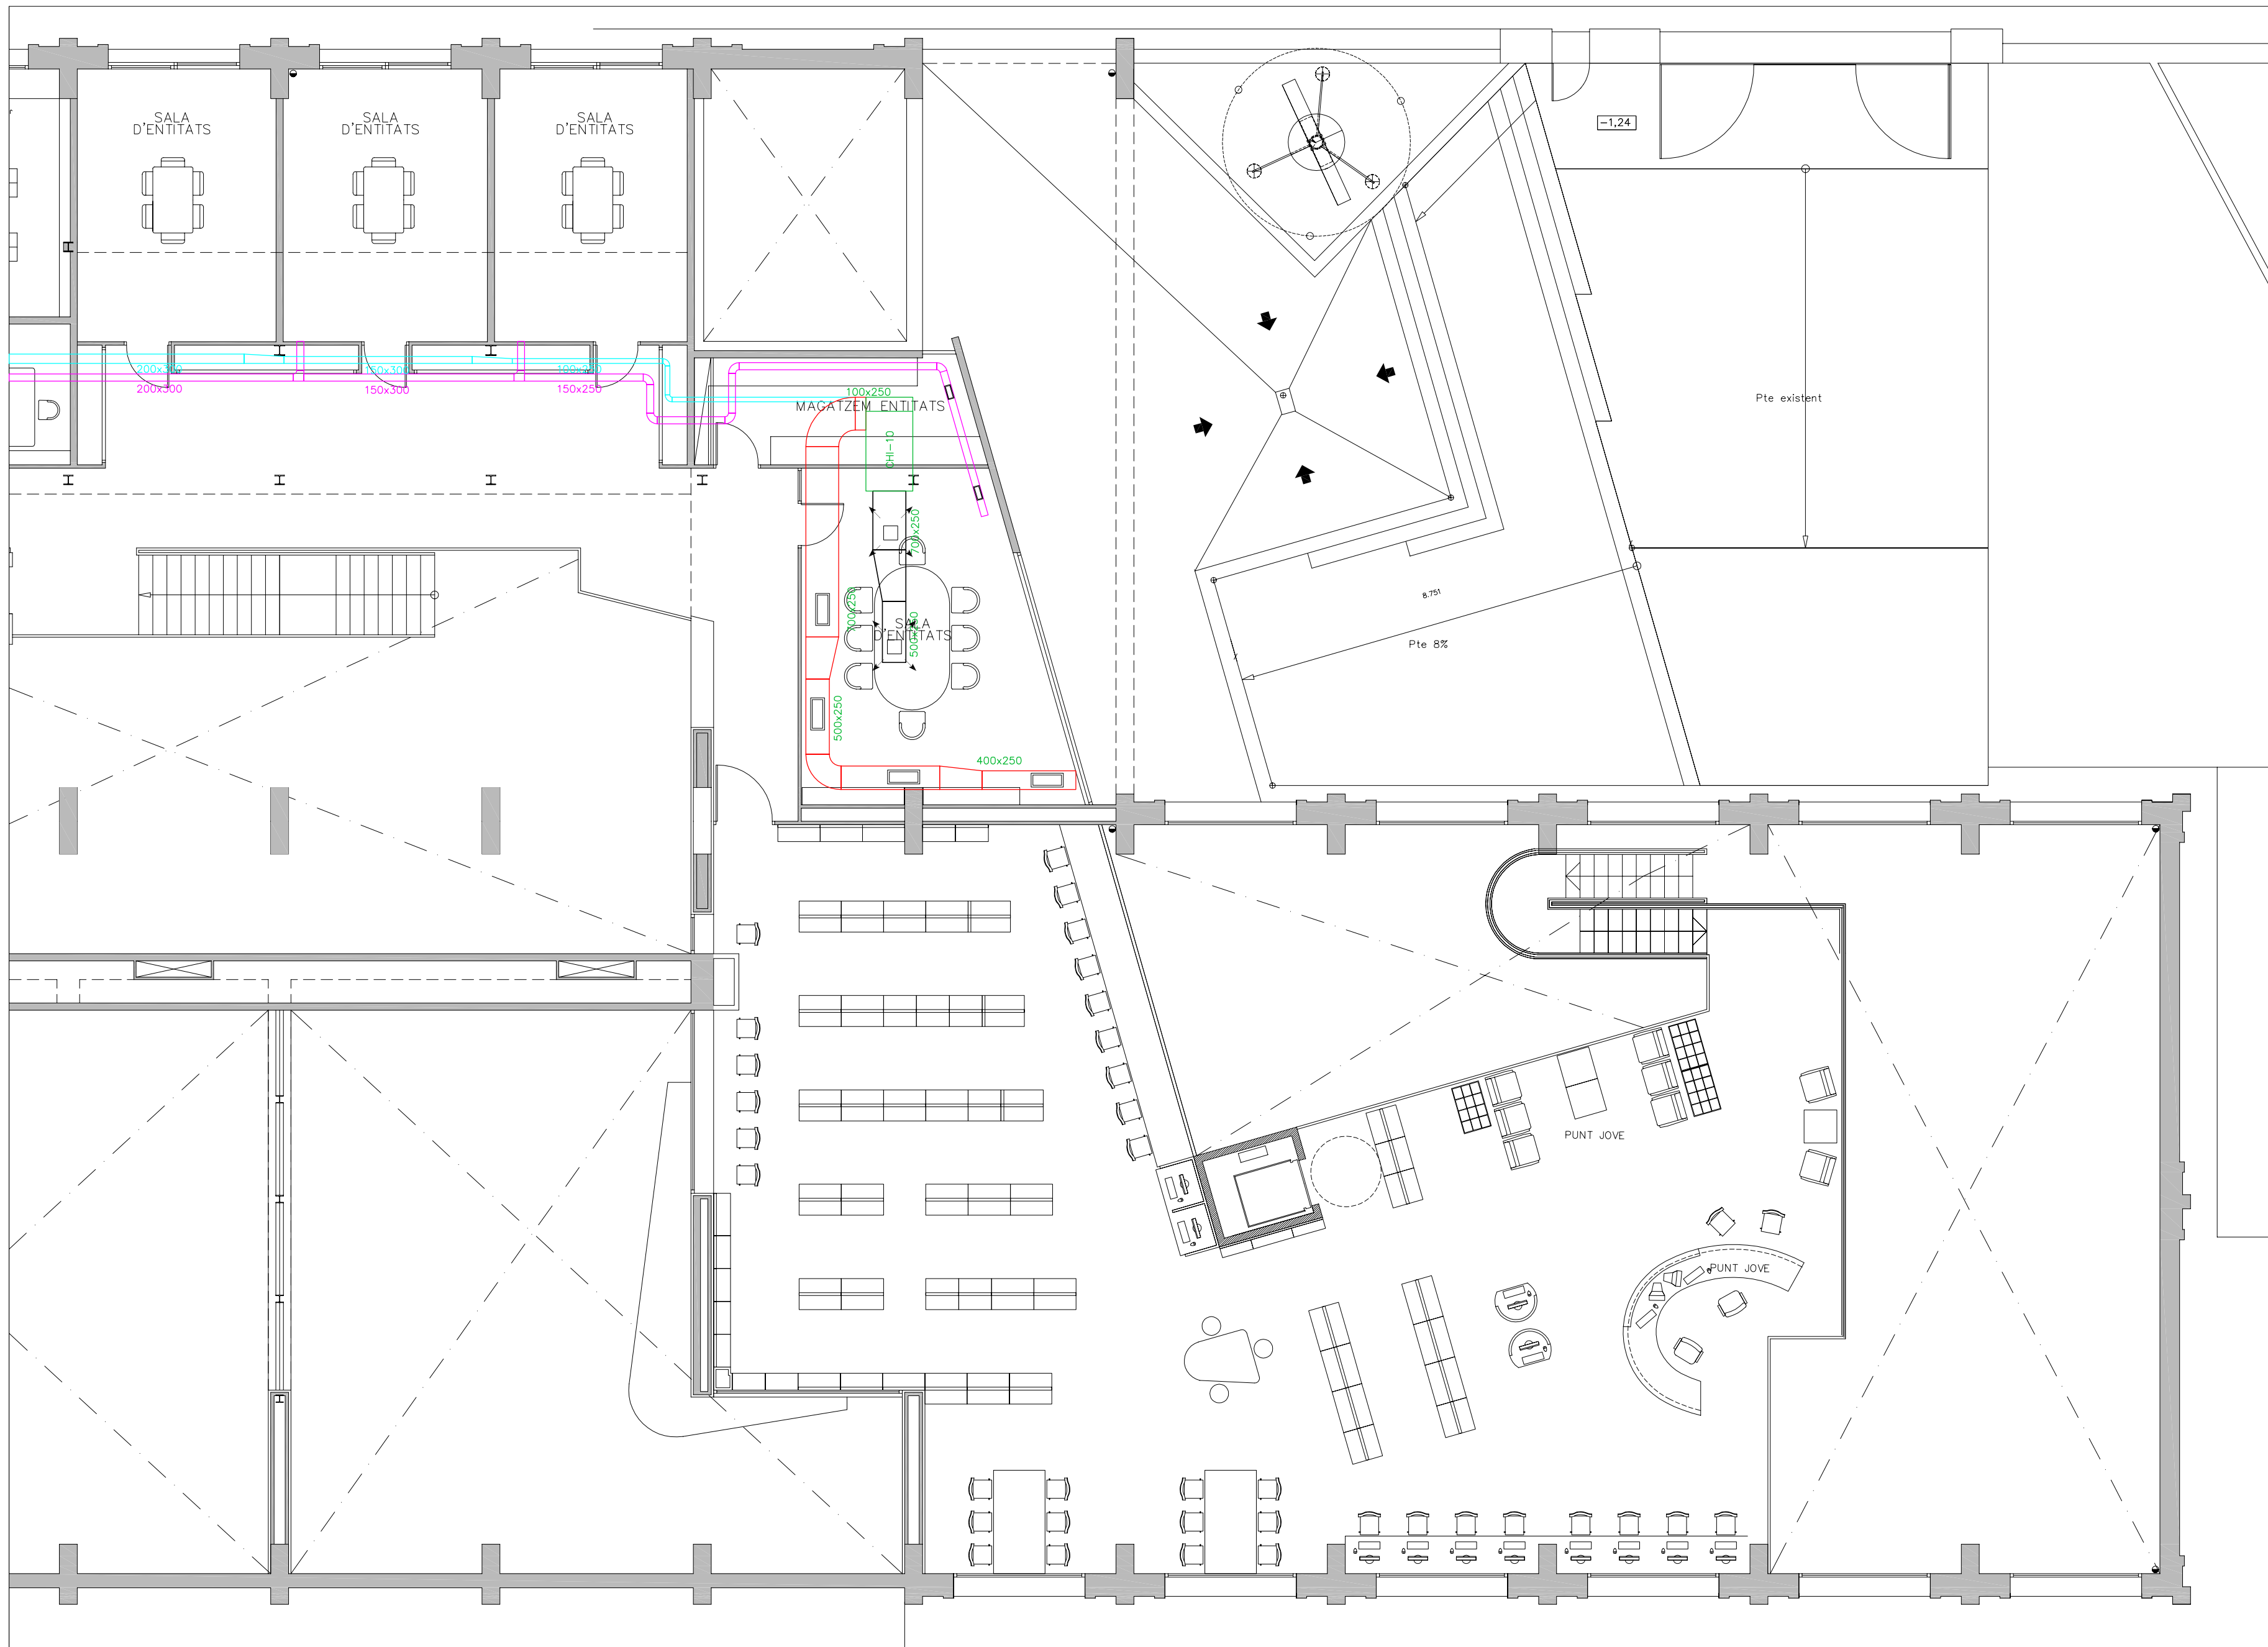

	Unitat interior Aire Condicionat tipus Split
	Reixa d'extracció
	Reixa d'impulsió
	Control de funcionament d'Aire Condicionat
	Pujada de línies frigorífiques
	Línia frigorífica
	Conducte de ventilació d'admissió d'aire
	Conducte de ventilació d'extracció d'aire
	Conducte de climatització de retorn d'aire
	Conducte de climatització d'impulsió d'aire
	Cablejat de control del sistema de climatització i ventilació

PROJECTE D'EXECUCIÓ
AMPLIACIÓ DE LA BIBLIOTECA MUNICIPAL
Centre Cultural Can Costa i Font - Taradell

Plànol de:	PLANTA PRIMERA INSTAL·LACIÓ DE CLIMATITZACIÓ ESTAT ACTUAL	Escala 1/100 Plànol nº IC-5
Institució	Aprovació Municipal	

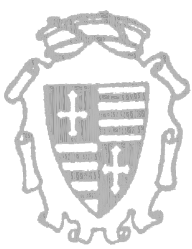

AJUNTAMENT DE TARADELL

Ajuntament de Taradell
El tècnics redactors


Angel Biurrun Contreras
Maite Herrera i Vives

Nom arxiu infor.

08_076CL.dwg

Data


Febrer 2009

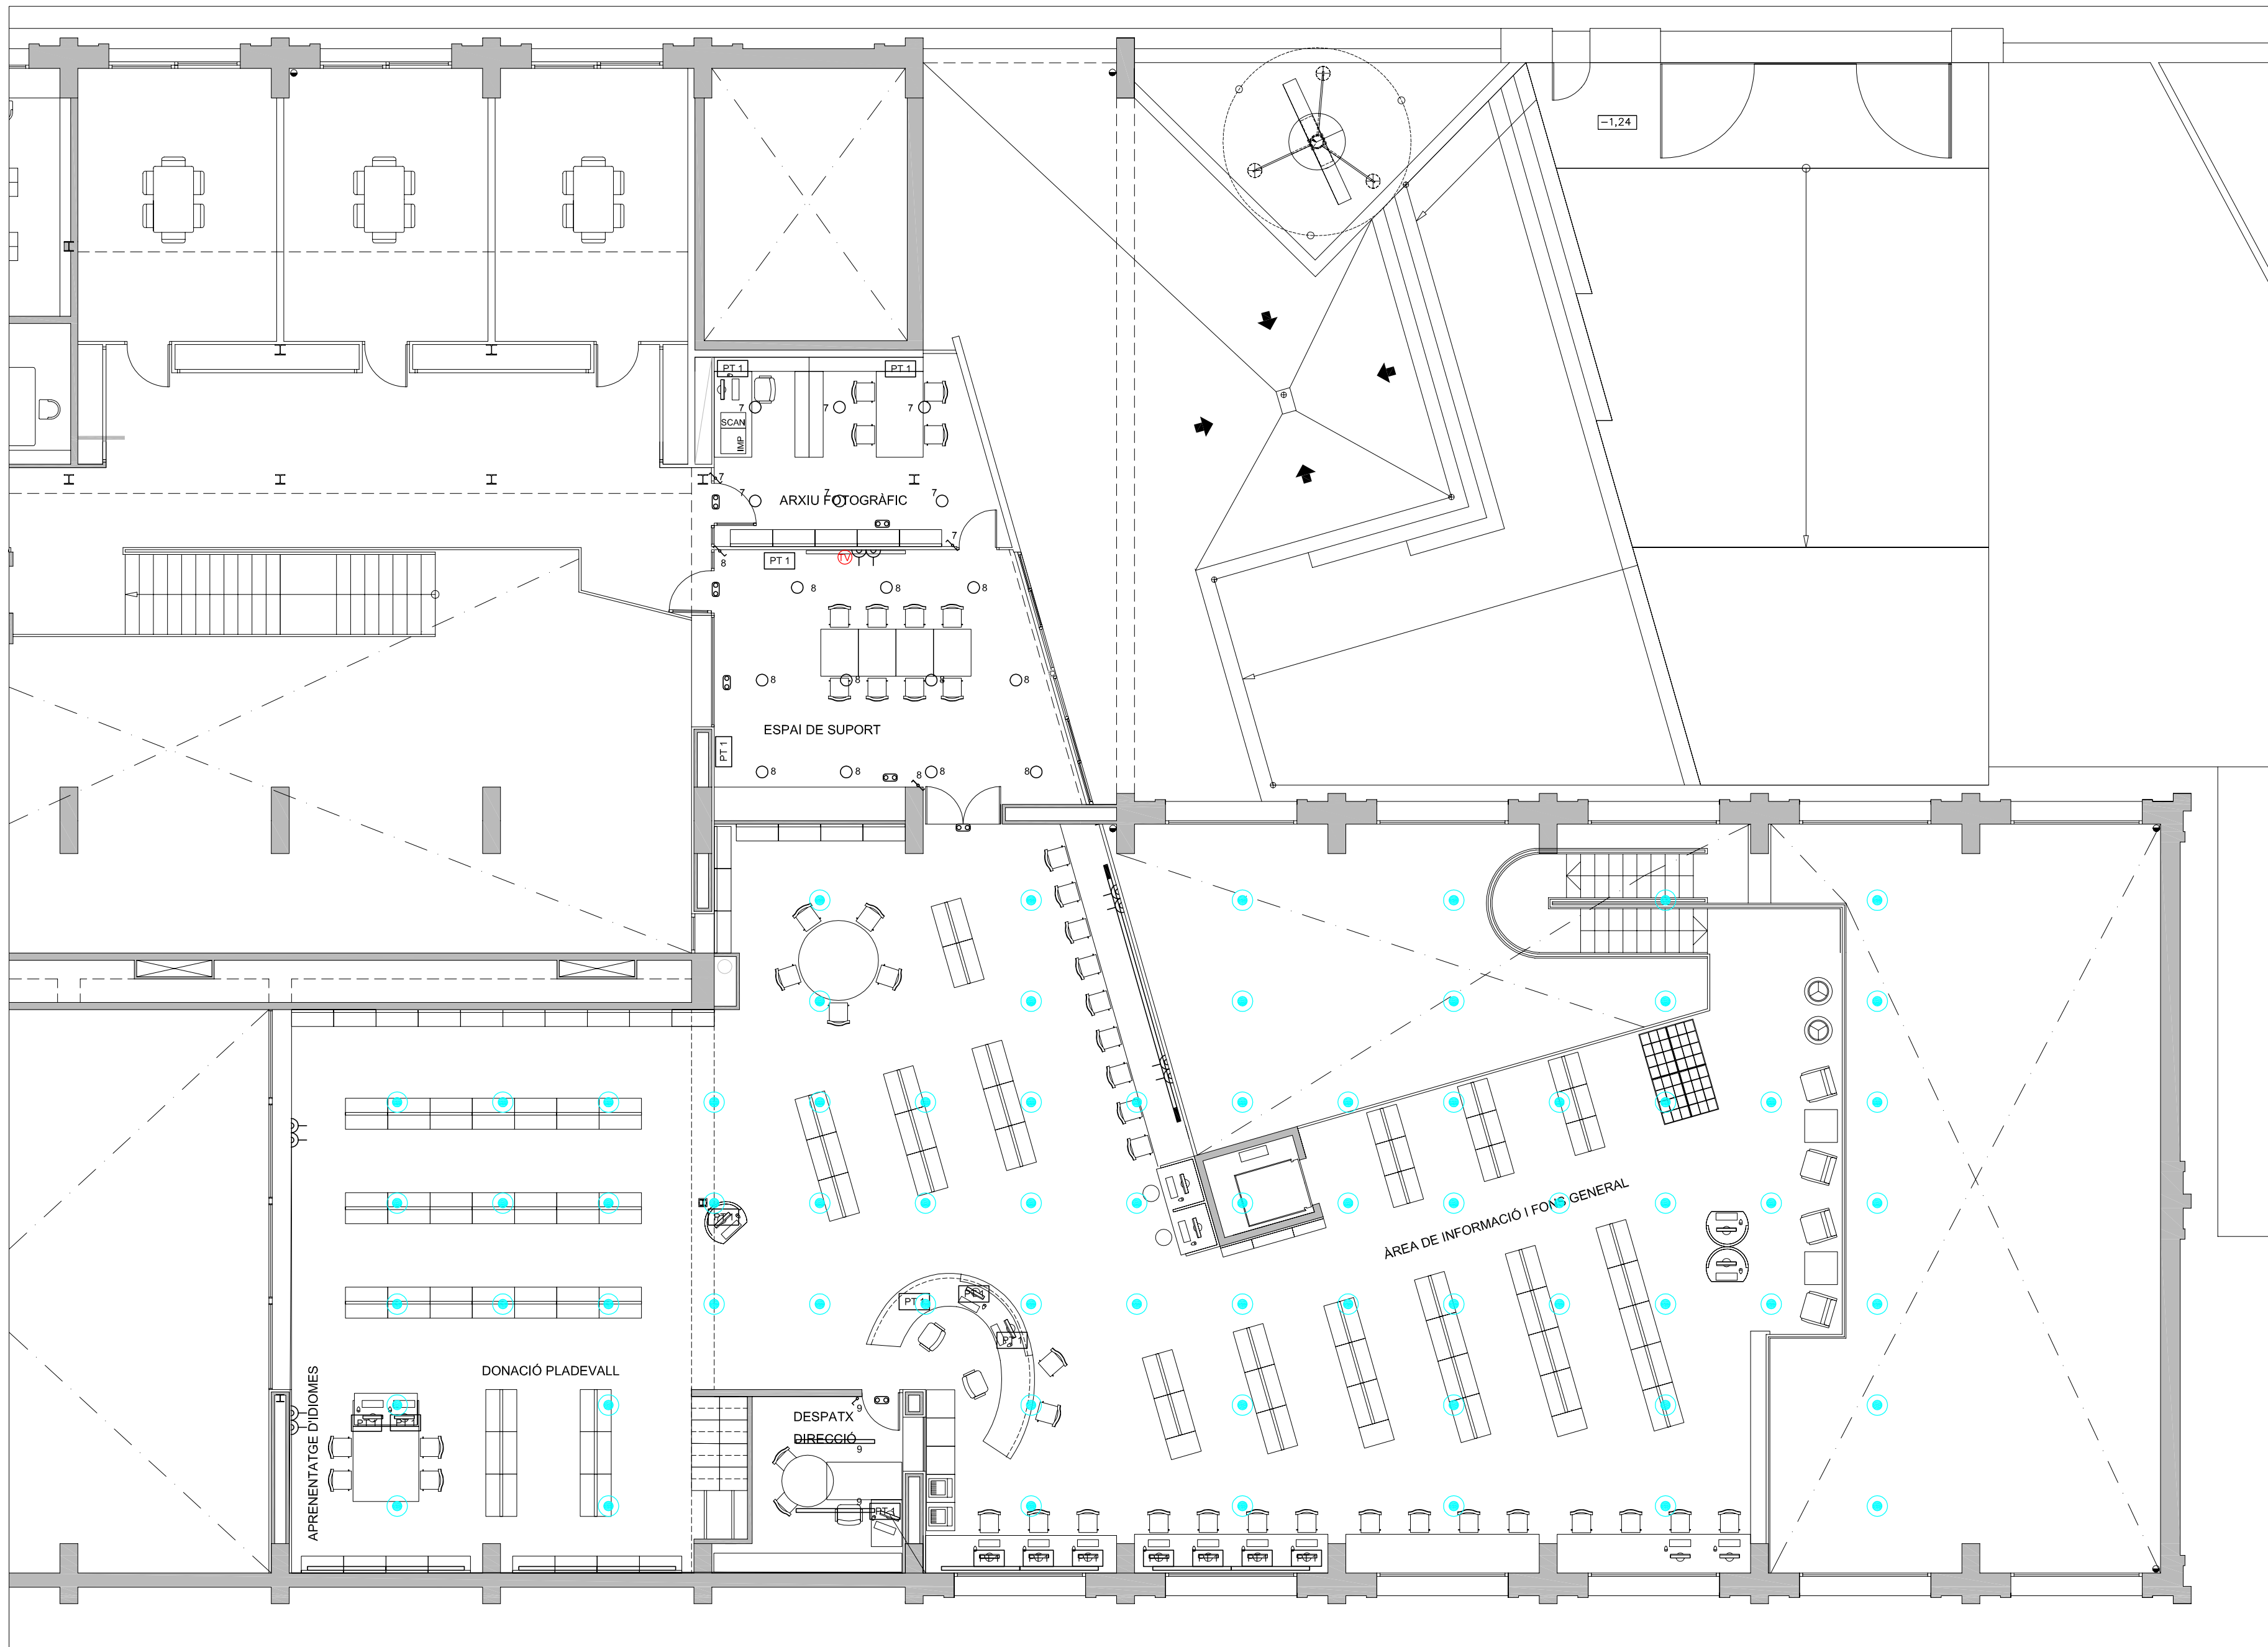

	Quadre de comandament i protecció elèctric
	Llum fluorescent 1x36W
	Llum suspesa existent
	Llum downlight 2x36W
	Llum HANGAR 20 - PL-H 120W
	Llum LAMP TUB
	Llum STI
	Llum d'emergència i senyalització
	Base d'endoll 16A
	Lloc de treball. Format per: 4 endolls corrent estabilitzat, 1 endoll corrent normal i 2 preses RJ45
	Interruptor
	Altaveu existent
	Pressa de televisió
	Pressa de veu i dades tipus RJ-45

PROJECTE D'EXECUCIÓ
AMPLIACIÓ DE LA BIBLIOTECA MUNICIPAL
Centre Cultural Can Costa i Font - Taradell

Plànol de:	PLANTA PRIMERA INSTAL·LACIÓ DE BAIXA TENSIÓ I TELECOMUNICACIONS	Escala 1/100 Plànol nº IE-1
Institució	Aprovació Municipal	

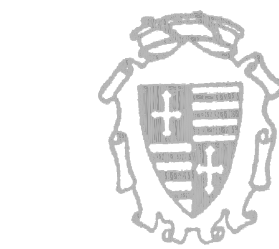

AJUNTAMENT DE TARADELL

Ajuntament de Taradell
El tècnic redactors



Angel Biurrún Contreras
Maite Herrera i Vives

Nom arxiu infor.

08_076BT+IC.dwg

Data

Febrer 2009

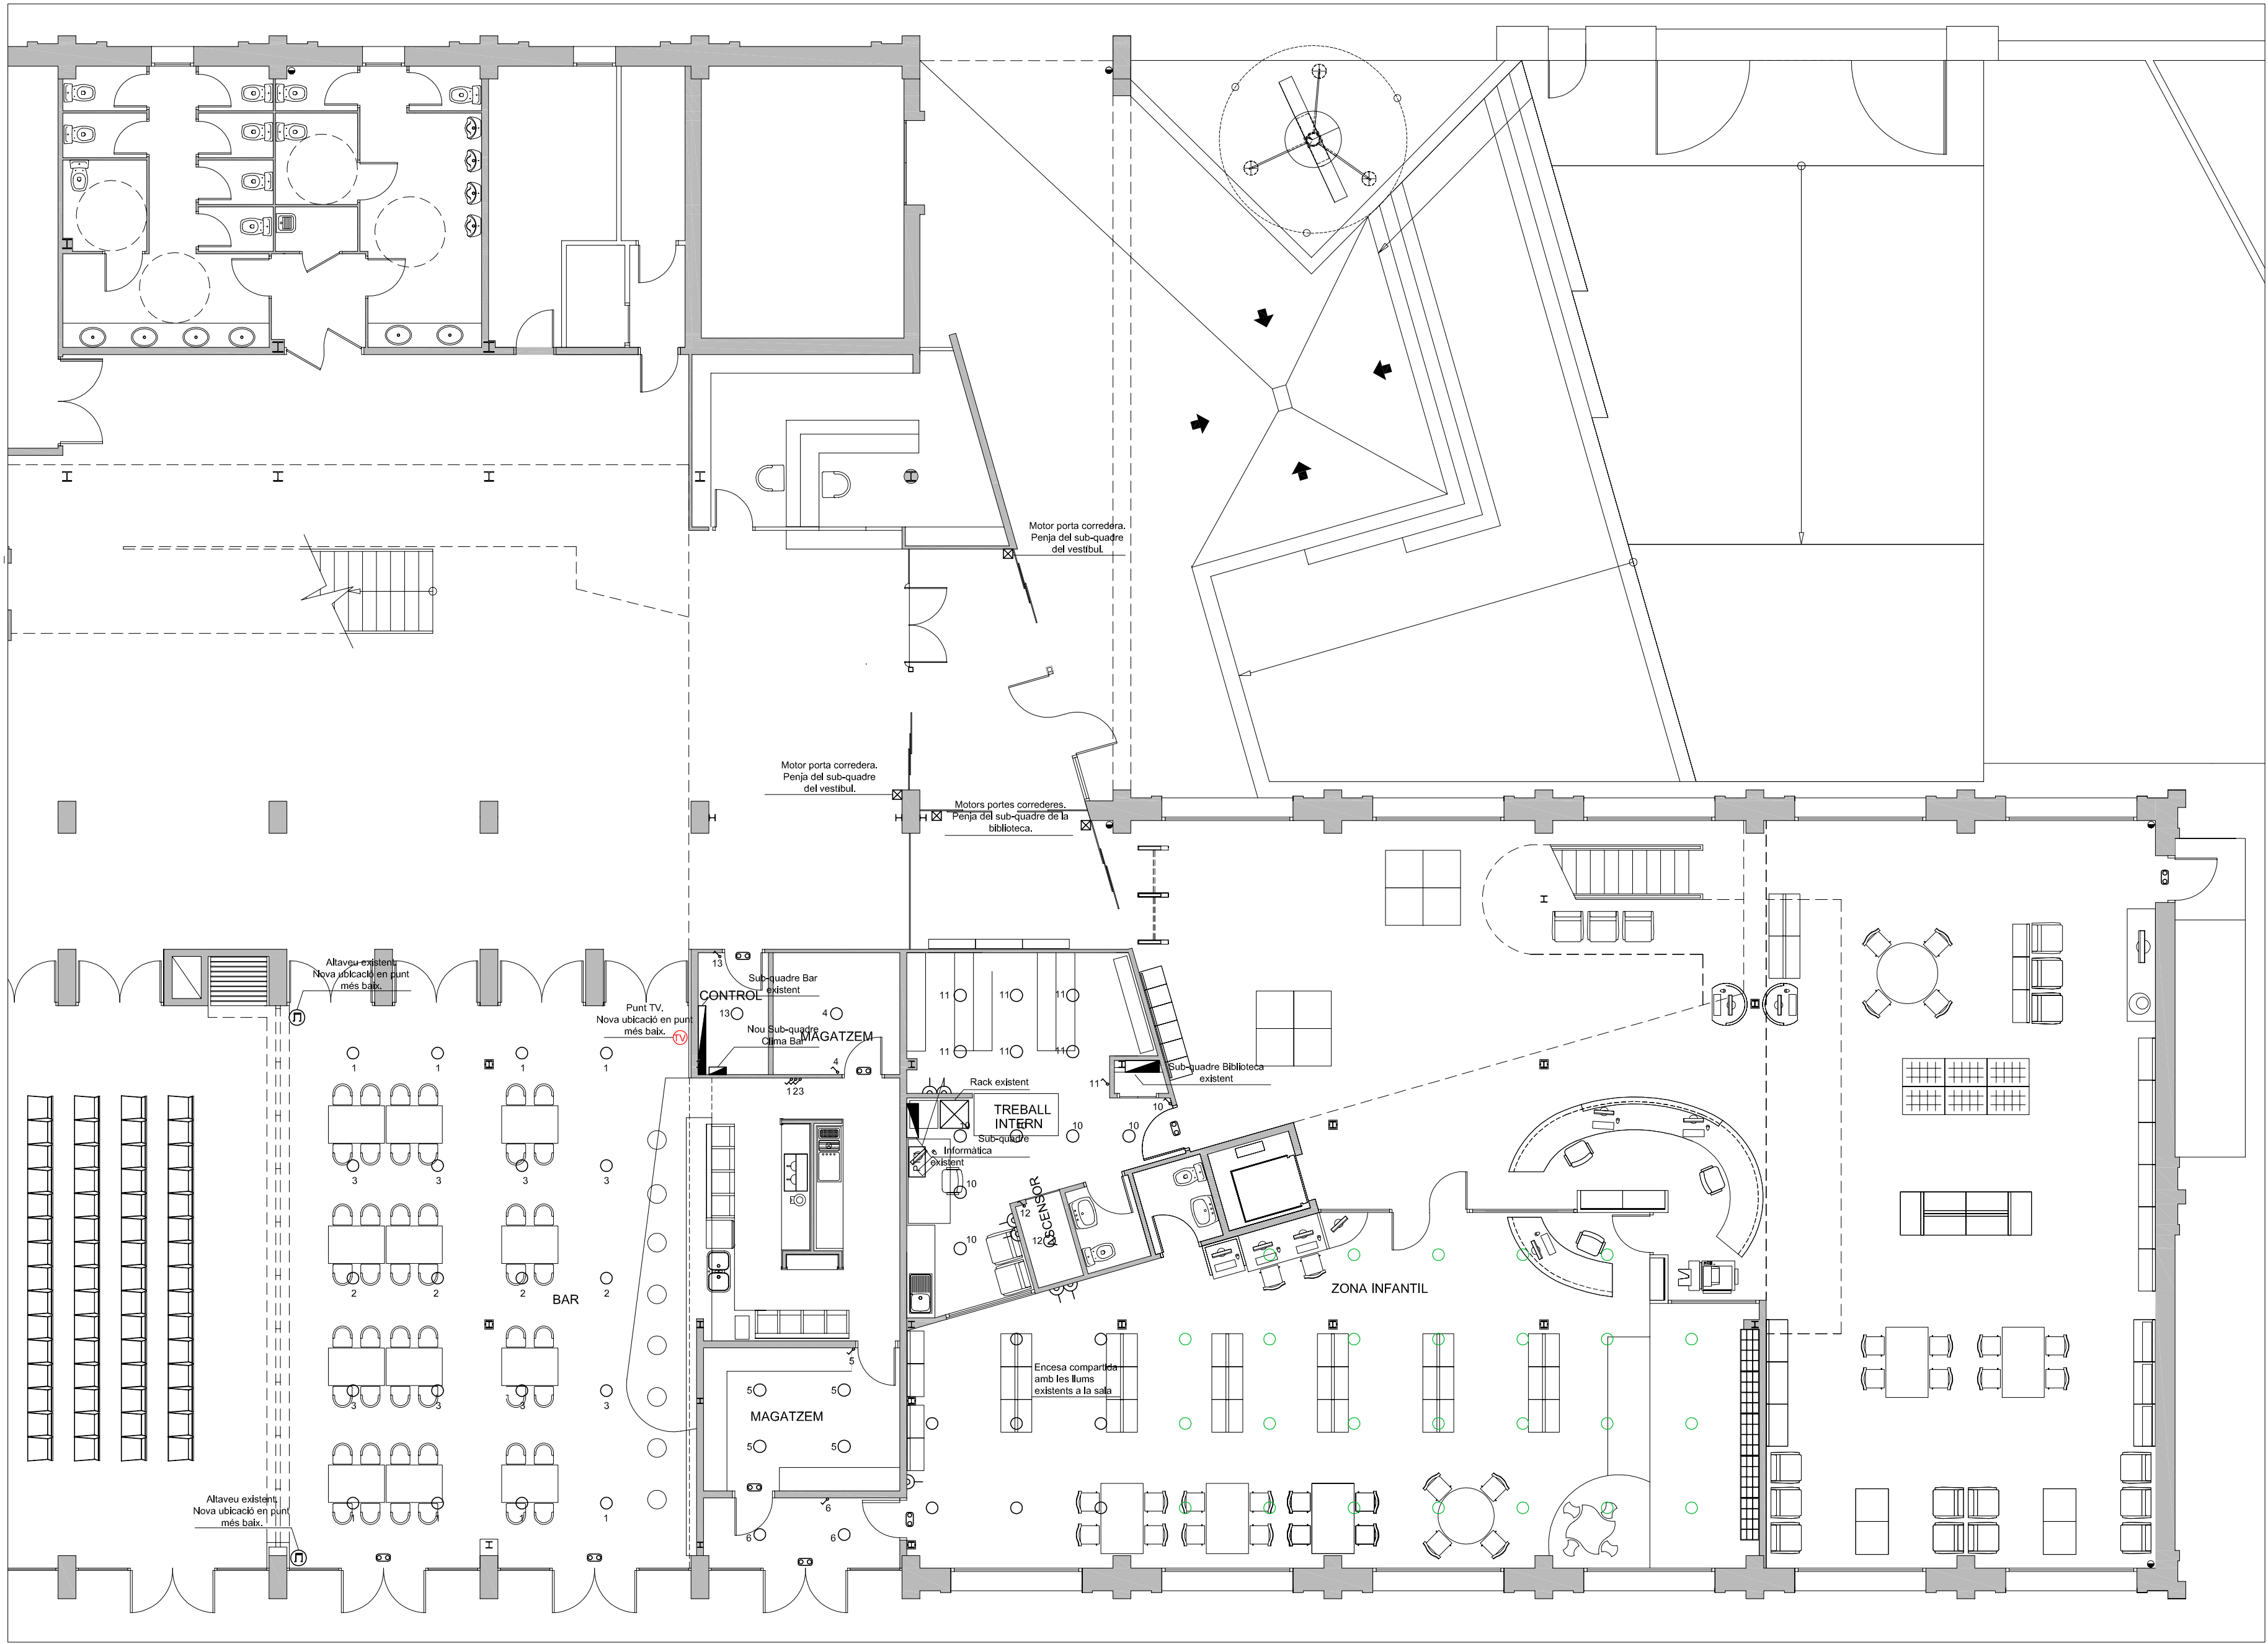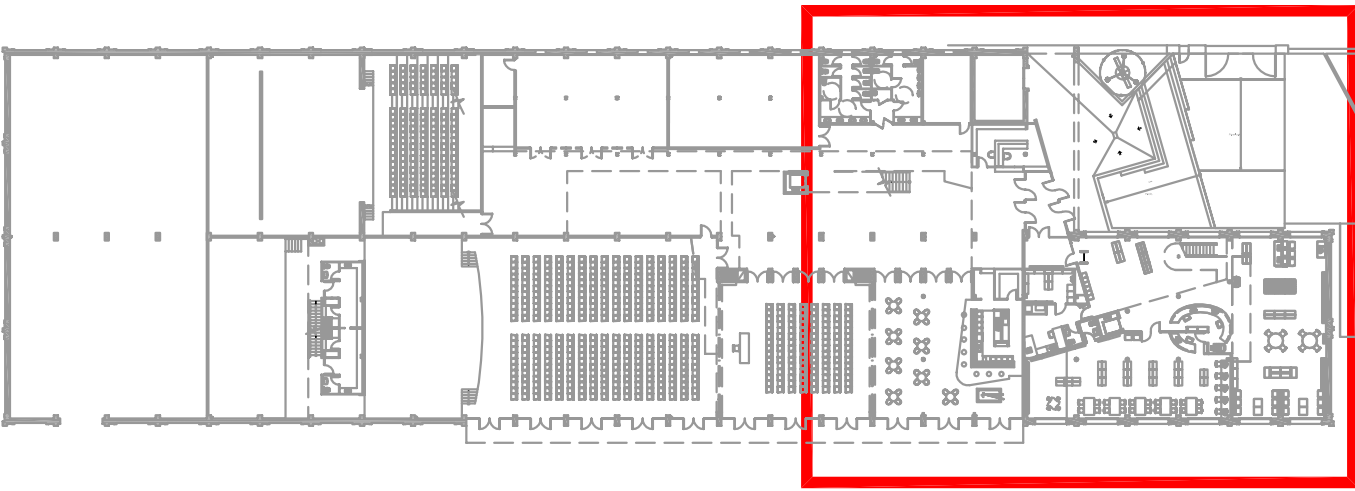


	Quadre de comandament i protecció elèctric
	Llum suspesa existent
	Llum downlight 2x36W
	Llum d'emergència i senyalització
	Base d'endoll 16A
	Lloc de treball. Format per: 4 endolls corrent estabilitzat, 1 endoll corrent normal i 2 preses RJ45
	Interruptor
	Altaveu existent
	Motor porta corredora
	Punt de llum existent
	Pressa de televisió
	Pressa de veu i dades tipus RJ-45

PROJECTE D'EXECUCIÓ
AMPLIACIÓ DE LA BIBLIOTECA MUNICIPAL
Centre Cultural Can Costa i Font - Taradell

Plànol de:	PLANTA BAIXA INSTAL·LACIÓ DE BAIXA TENSIÓ I TELECOMUNICACIONS	Escala 1/100 Plànol nº IE-2
------------	---	--------------------------------------

Institució Aprovació Municipal

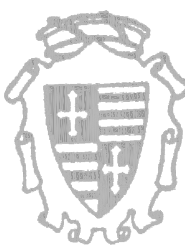

AJUNTAMENT DE TARADELL

Ajuntament de Taradell
El tècnic redactors

Angel Biurrun Contreras
Maite Herrera i Vives

Nom arxiu infor.


08_076BT+IC.dwg

Data



Febrer 2009

QUADRE COMANDAMENT I PROTECCIÓ ZONA BAR

INSTAL·LACIÓ EXISTENT

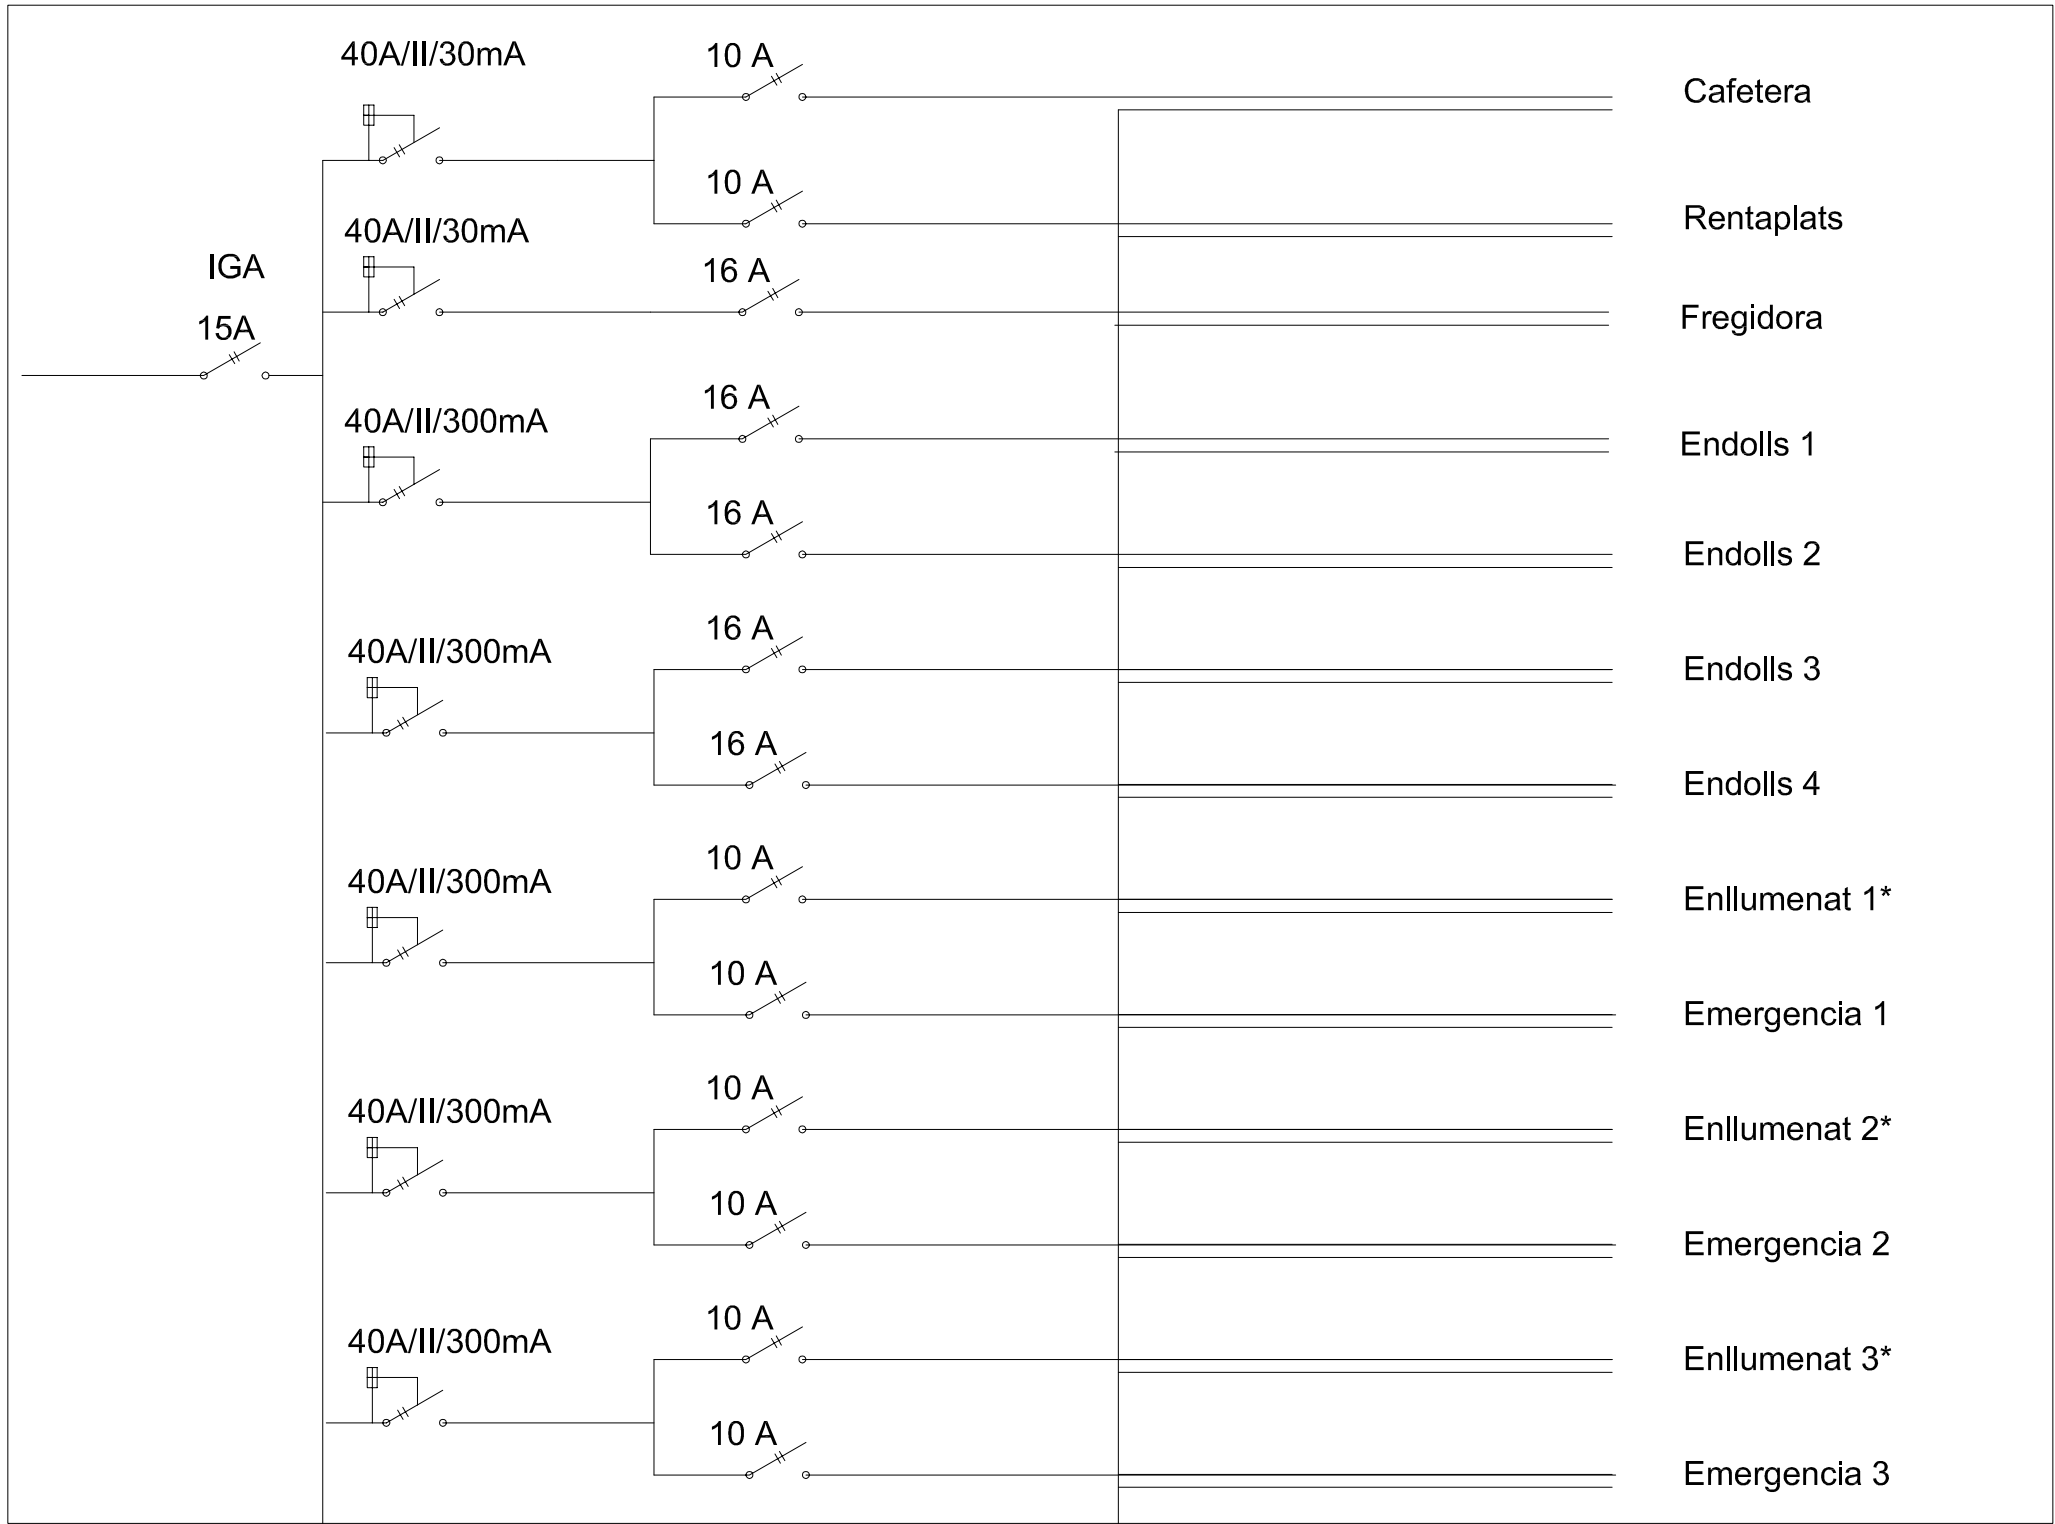


AMPLIACIÓ

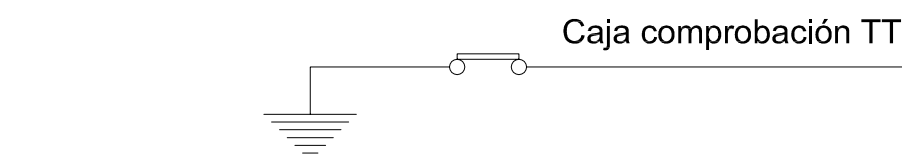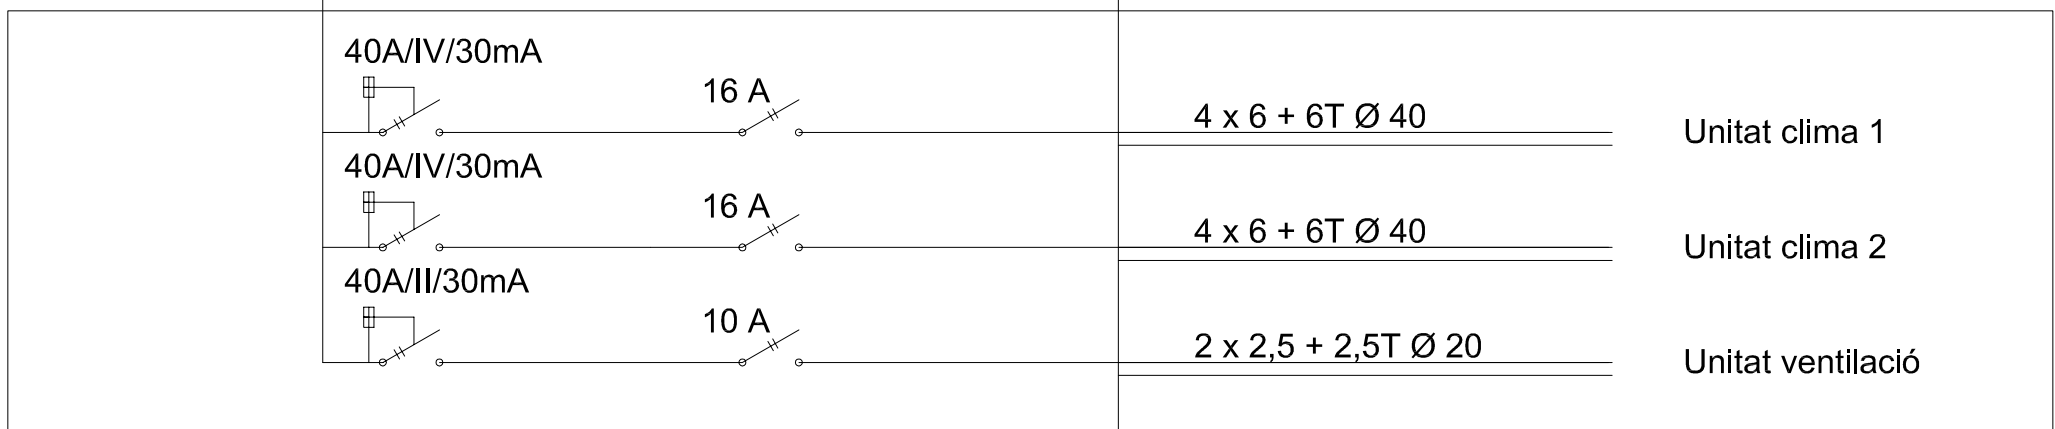



* Aquestes línies ja son existents en la instal·lació actual de baixa tensió del bar però pateixen modificacions en la distribució dels receptors assignats a la mateixa.

QUADRE COMANDAMENT I PROTECCIÓ INFORMÀTICA

INSTAL·LACIÓ EXISTENT

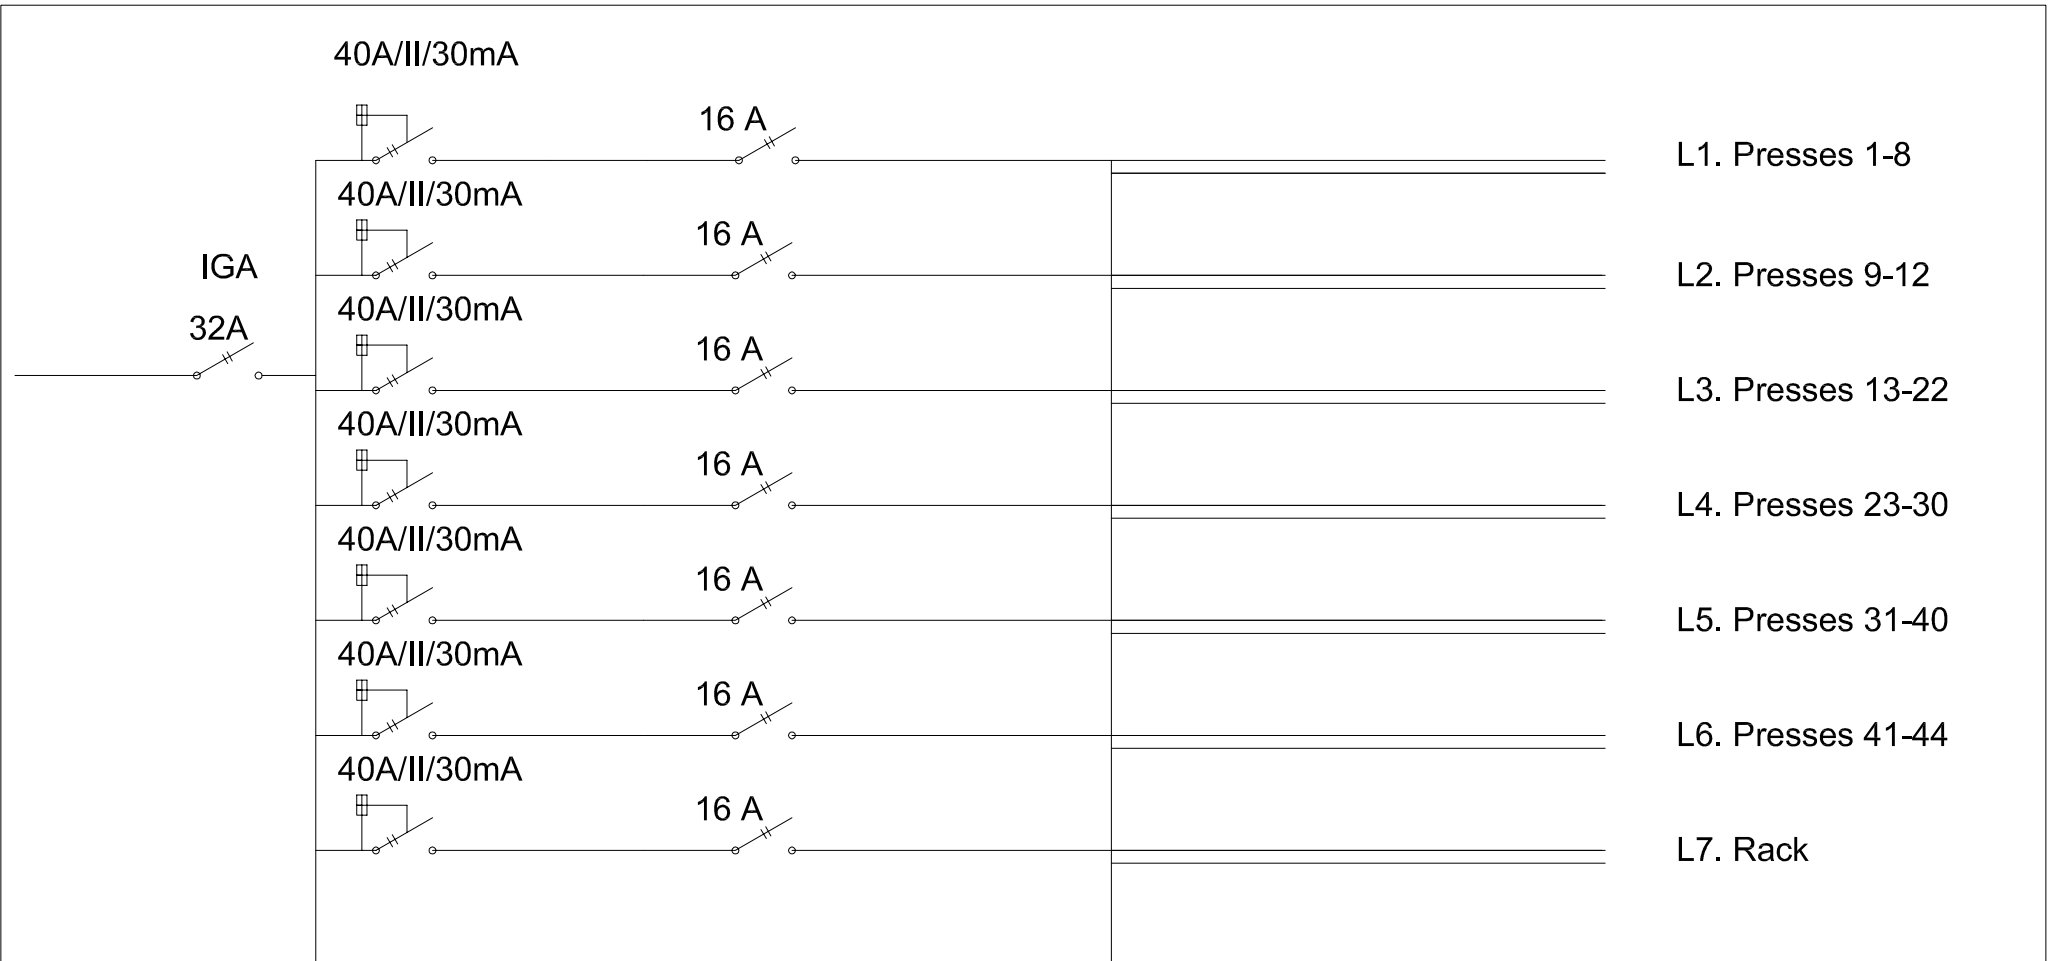


AMPLIACIÓ

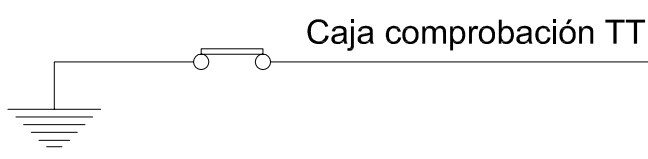
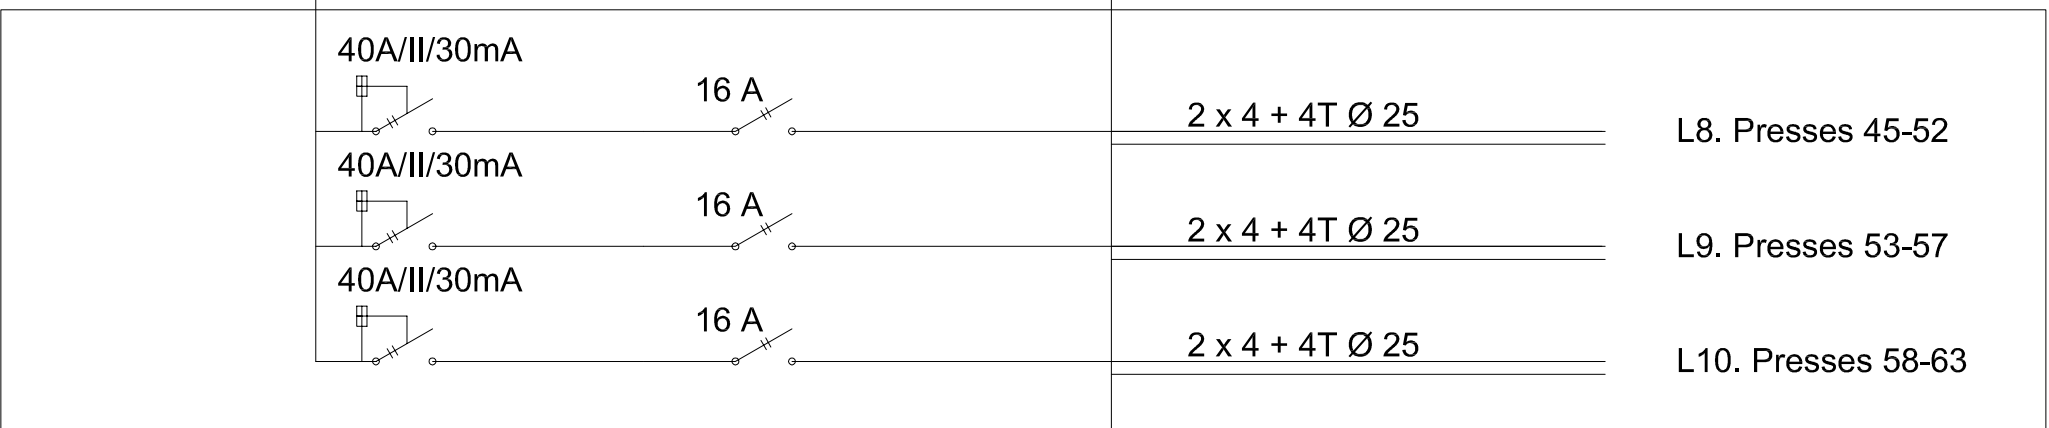


QUADRE COMANDAMENT I PROTECCIÓ BIBLIOTECA

INSTAL·LACIÓ EXISTENT

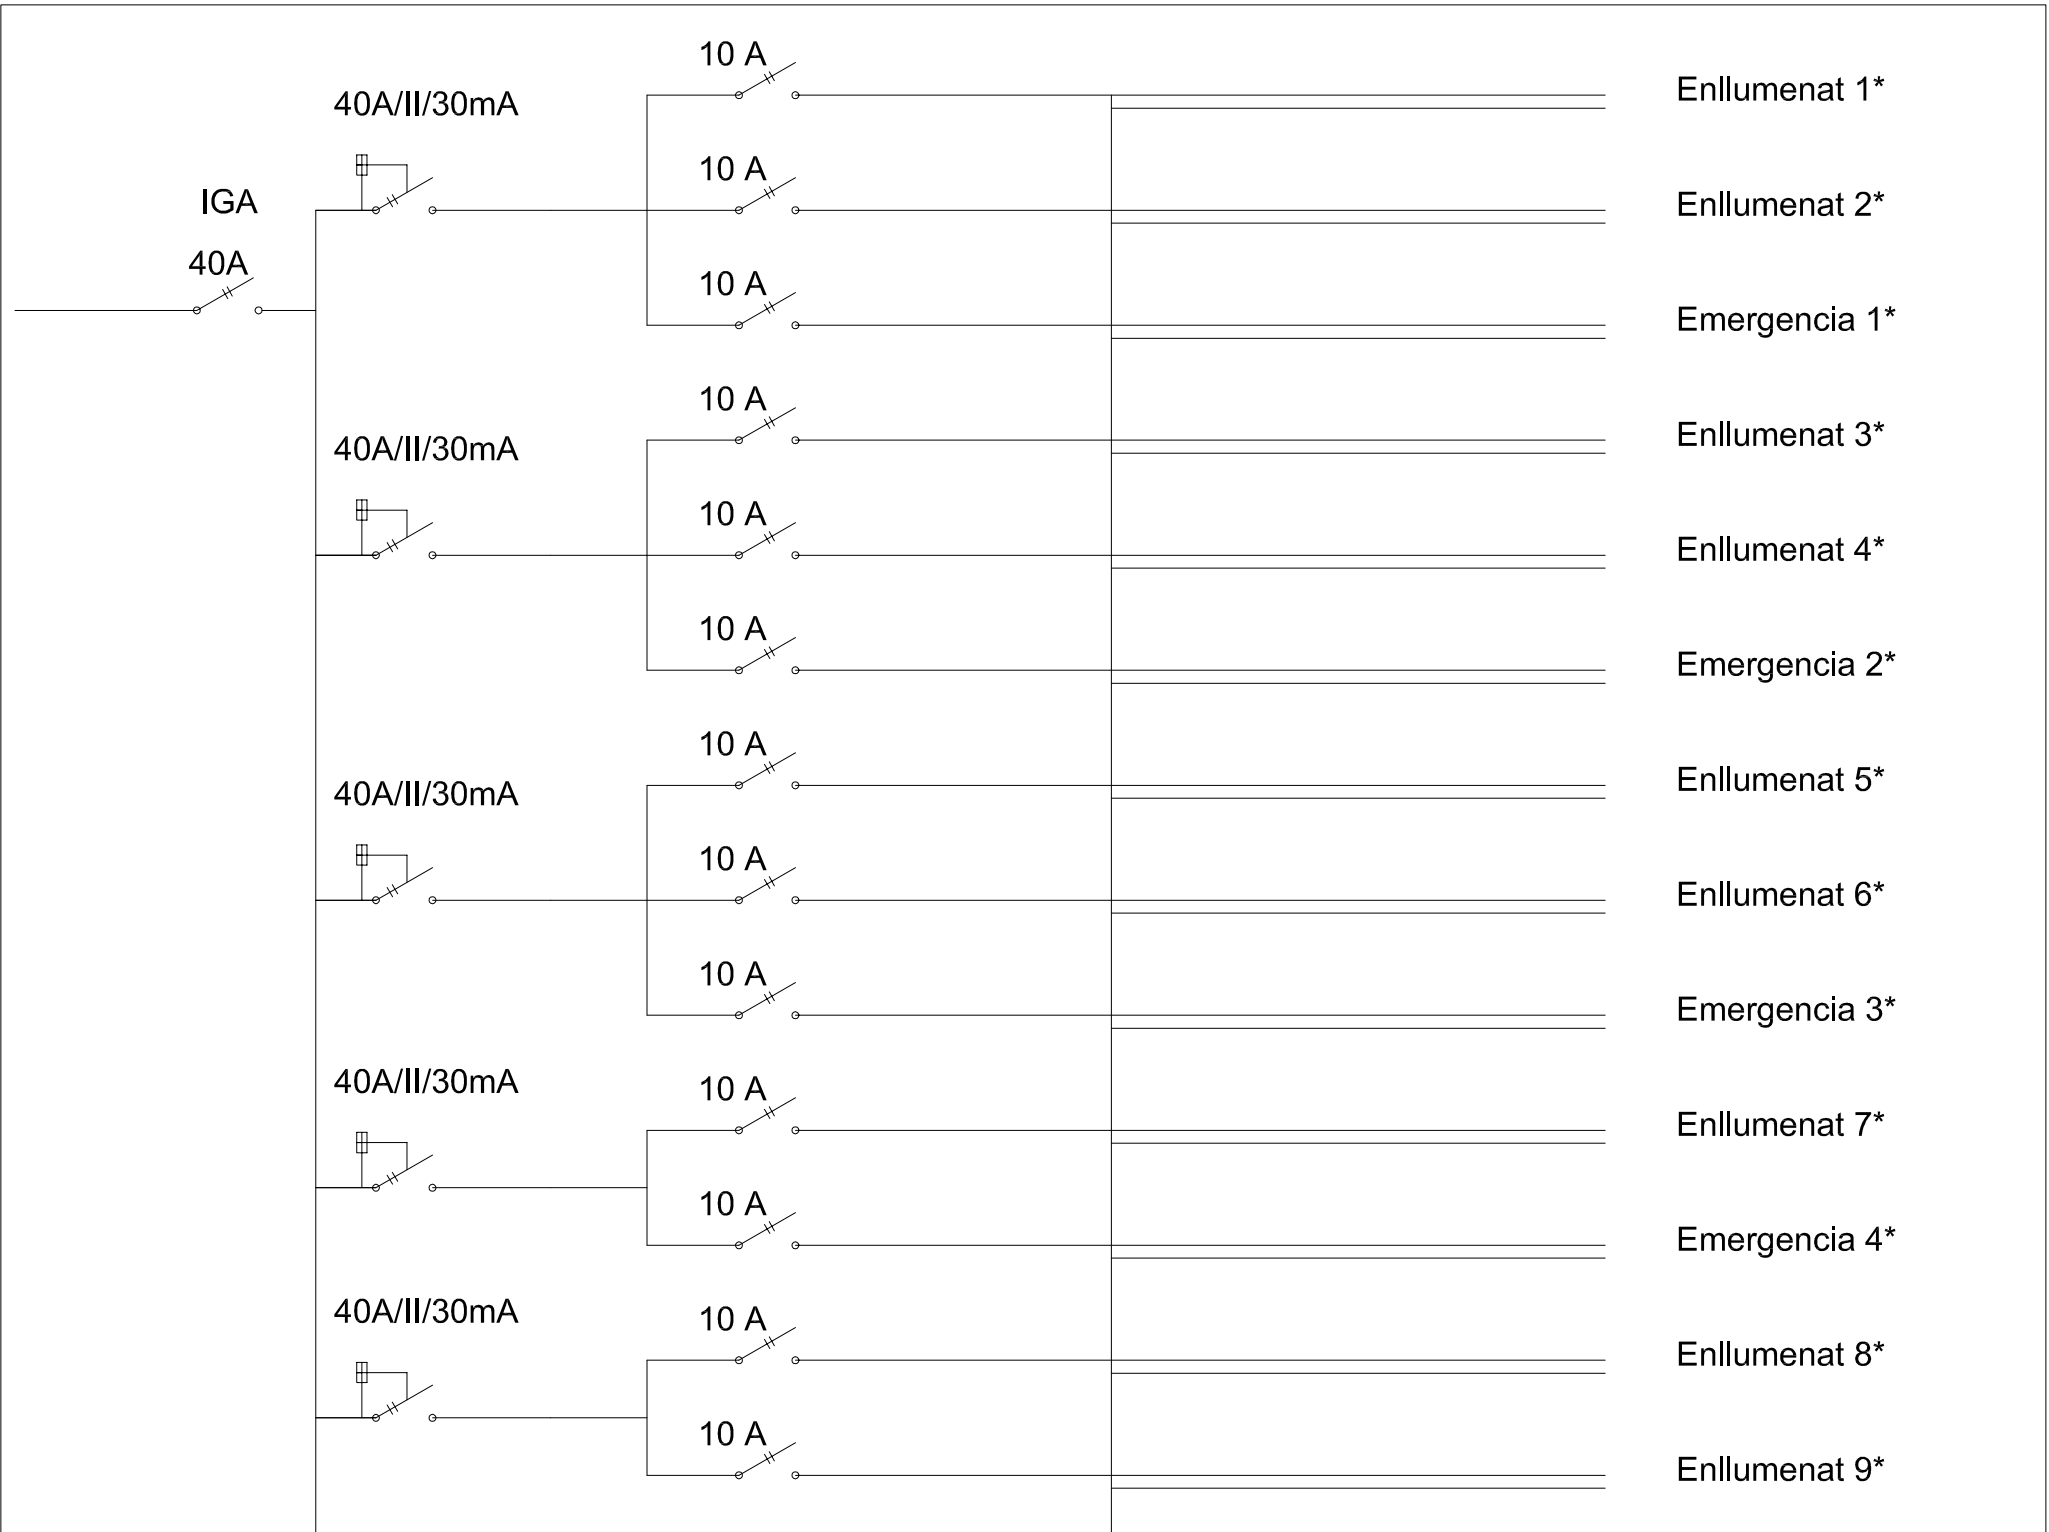

AMPLIACIÓ

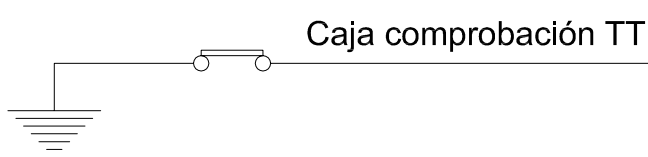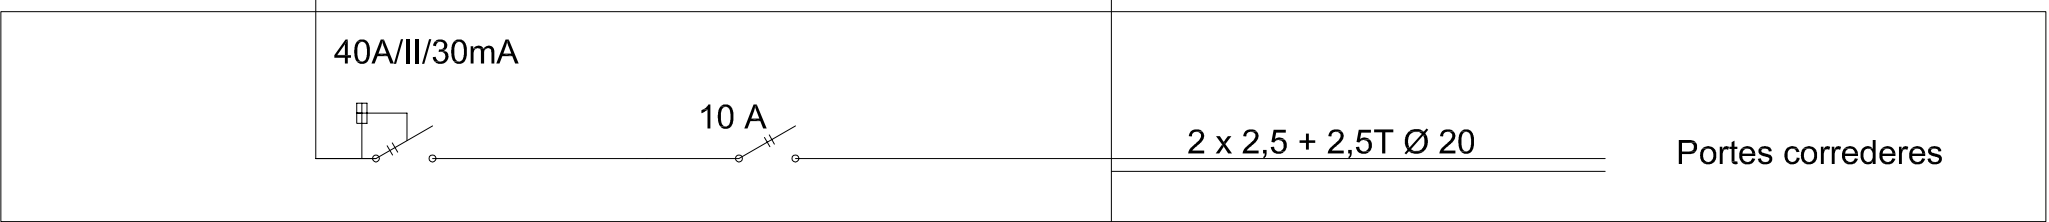

* Aquestes línies ja son existents en la instal·lació actual de baixa tensió del bar però pateixen modificacions en la distribució dels receptors assignats a la mateixa.

FUSIBLES

COMPTADOR

INT. MANUAL

INT. DIFERENCIAL

INT. MAGNETOTÈRMIC

CONTACTOR

TELERRUPTOR ACCIONAT PER PULSADOR-MINUTER

40 A

CC P.Baja

Kwh

KVAh

ICPM 15A

40A/II/30mA

10 A

K

10 A

PROJECTE D'EXECUCIÓ
AMPLIACIÓ DE LA BIBLIOTECA MUNICIPAL

Centre Cultural Can Costa i Font - Taradell

Plànol de:

ESQUEMES UNIFILARS
INSTAL·LACIÓ DE BAIXA TENSÍO
I TELECOMUNICACIONS

Escala

1/100

Plànol nº

IE-3

Institució

Aprovació Municipal



AJUNTAMENT DE TARADELL

Ajuntament de Taradell

El tècnic redactors



Angel Biurrún Contreras
Maite Herrera i Vives

Nom arxiu infor.

08_076BT+IC.dwg

Data


Febrer 2009

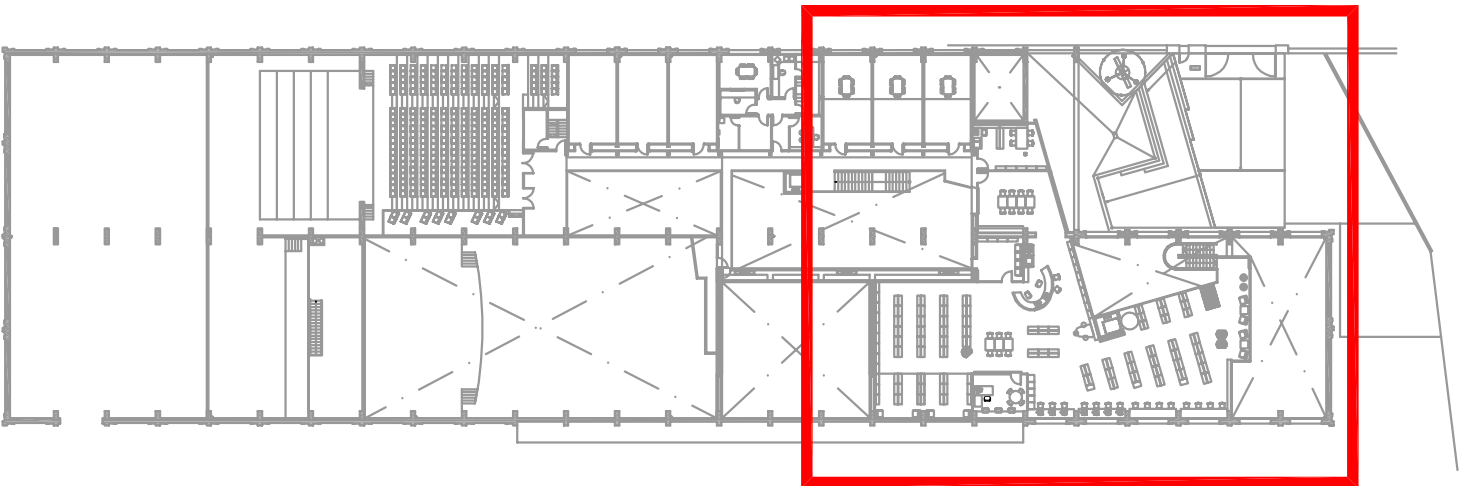
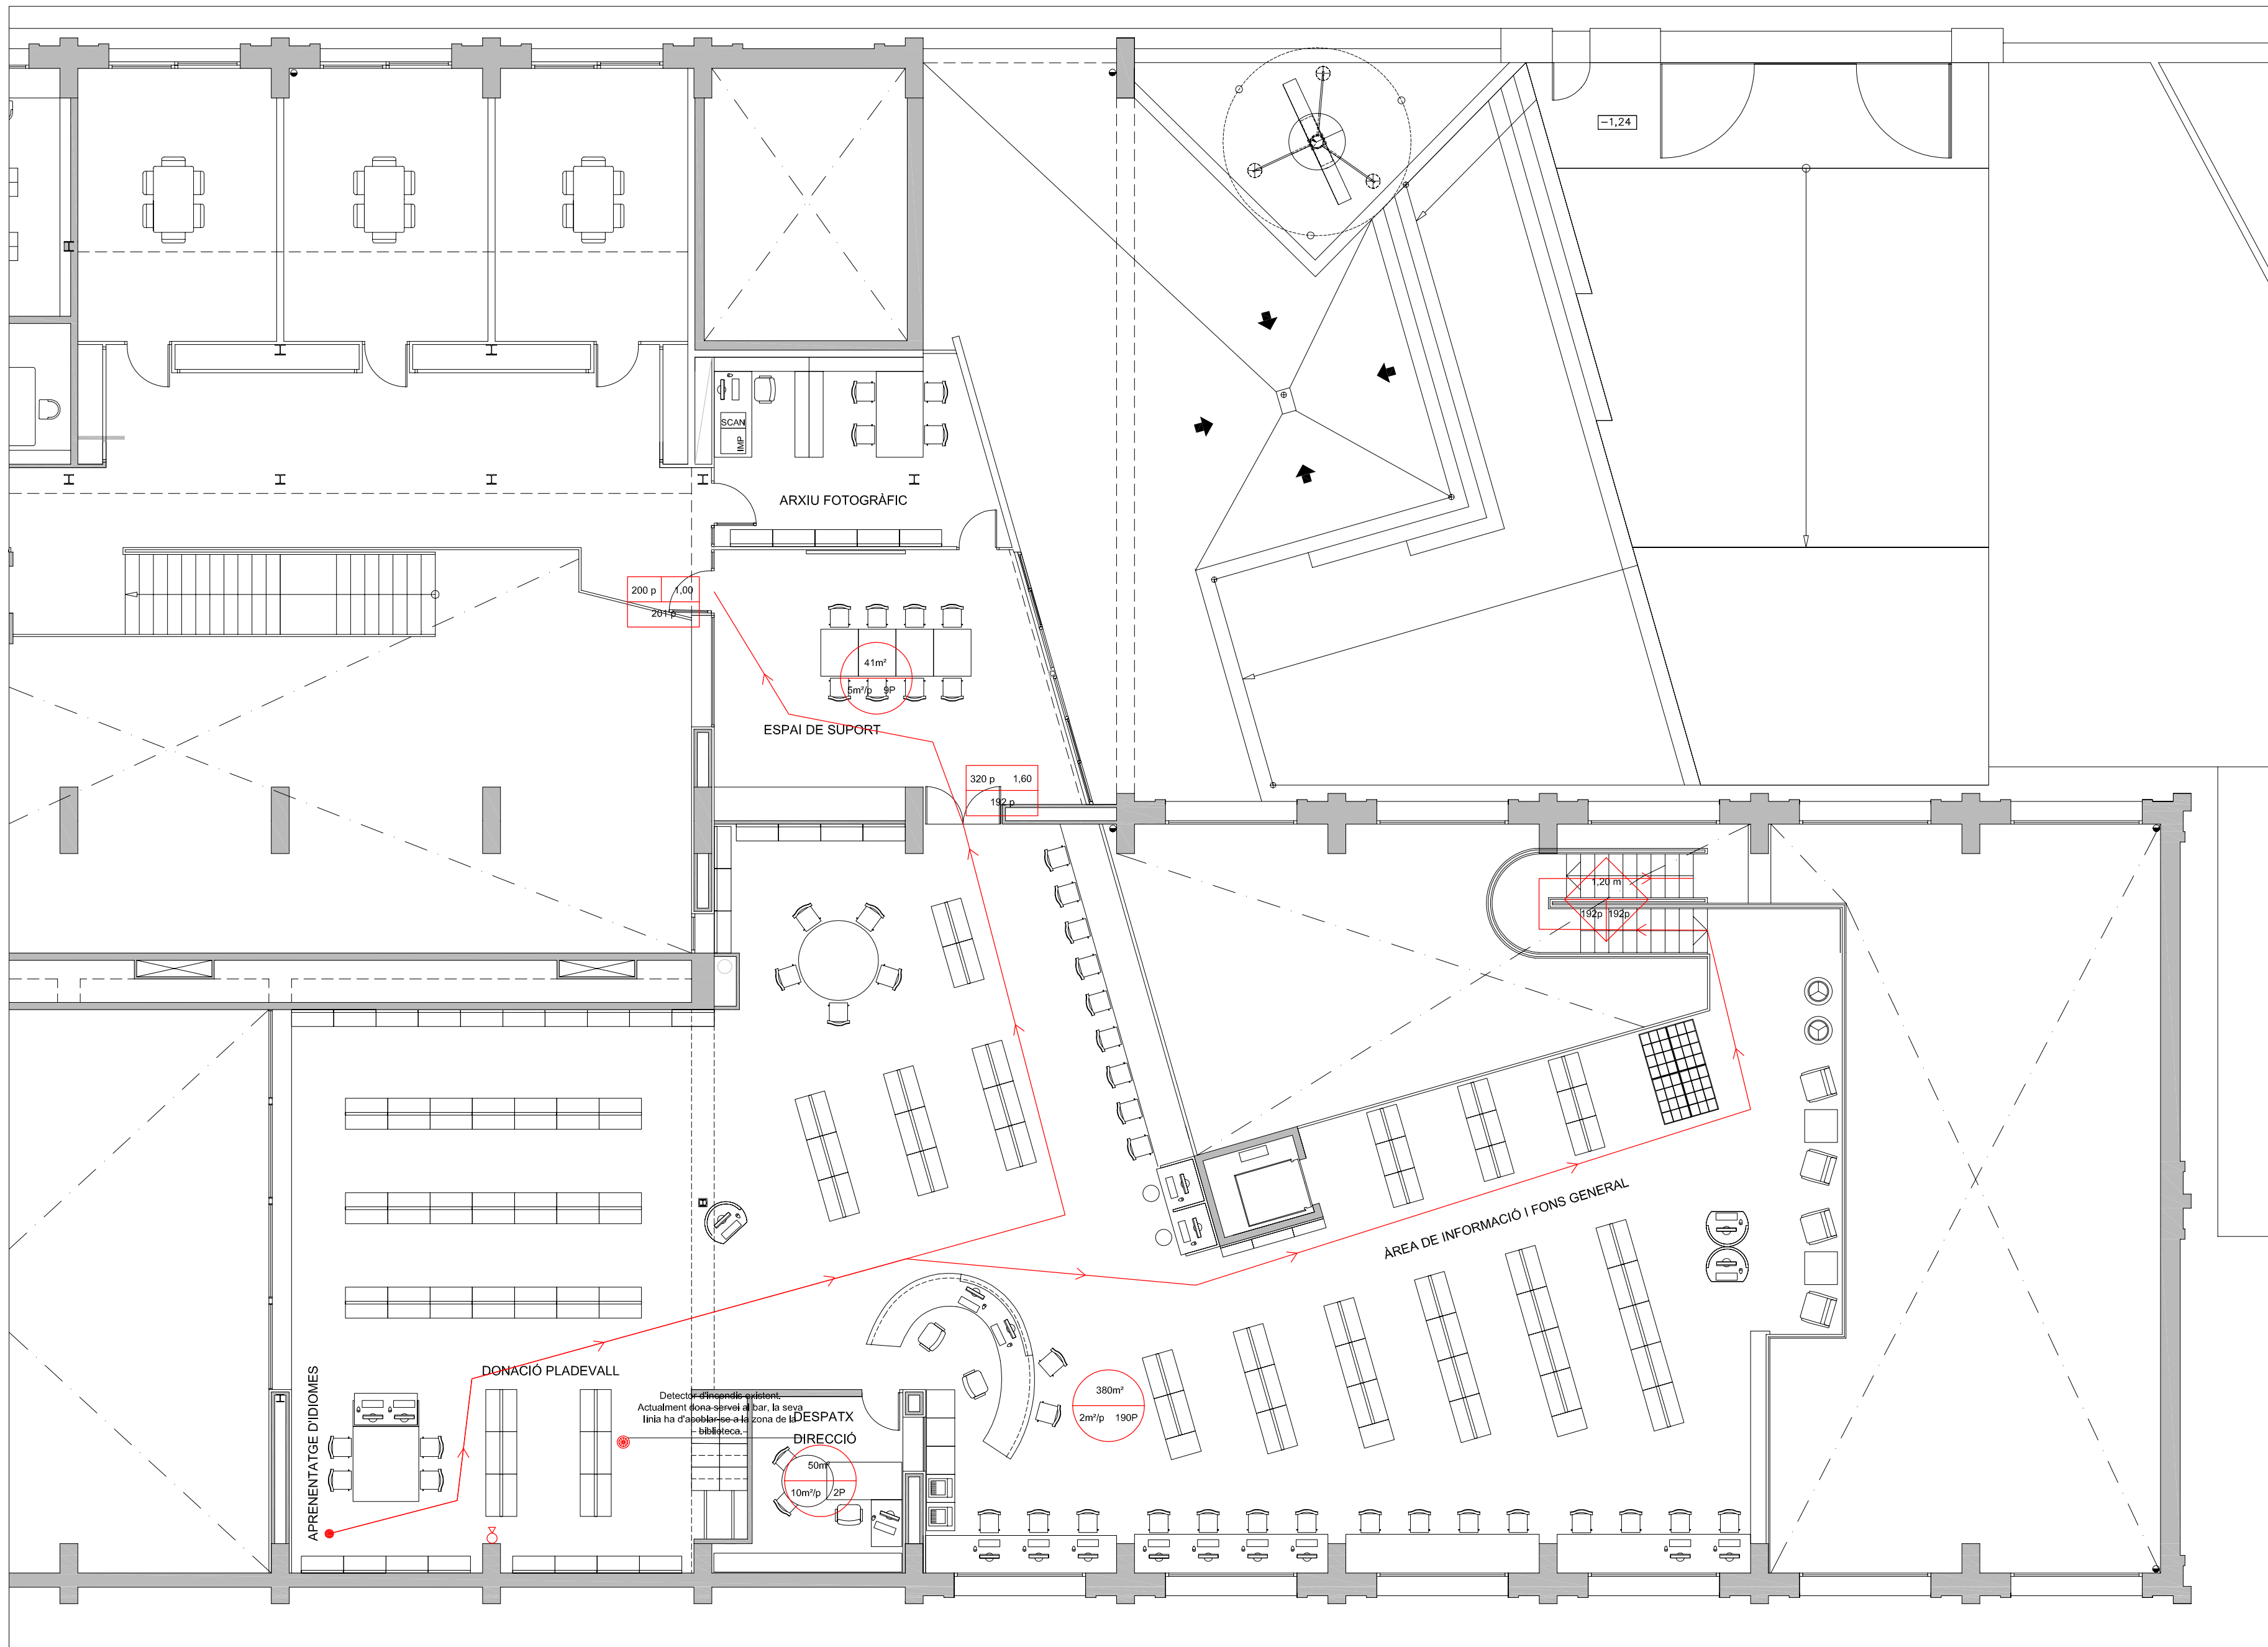


L·LEGGENDA CONTRA INCENDIS		
PORTES D'EVACUACIÓ: EI-45-C5		
p A P	P: Ocupació prevista A: Amplada porta p: Capacitat màxima	
SECTORITZACIÓ: EI-90		
m² m²/p P	m: Superfície útil m2 p/m: Densitat ocupació p: Ocupació prevista	
ESCALES D'EVACUACIÓ		
A P p	A: Amplada P: Ocupació prevista p: Ocupació màxima	
L·LEGGENDA SECTORITZACIÓ / EVACUACIÓ		
←	SORTIDA DE L'EDIFICI	
EI-45-C5	PORTES RF	
← d=m	RECORREGUT D'EVACUACIÓ	
EI-90	DELIMITACIÓ SECTOR INCENDIS	
← d=m	METRES >EI-60 EN FAÇANA	
●	DETECTORS D'INCENDIS	
⊗	EXTINTOR PORTÀTIL D'ABC	

PROJECTE D'EXECUCIÓ
AMPLIACIÓ DE LA BIBLIOTECA MUNICIPAL
Centre Cultural Can Costa i Font - Taradell

Plànol de:	PLANTA PRIMERA INSTAL·LACIÓ CONTRA INCENDIS	Escala 1/100 Plànol nº II-1
------------	--	--------------------------------------

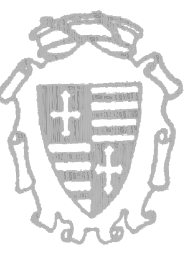Institució	Aprovació Municipal	
	Ajuntament de Taradell	Nom arxiu infor.
	El tècnic redactors	08_076CI-1. dwg
	Angel Biurrún Contreras Maite Herrera i Vives	Data Febrer 2009

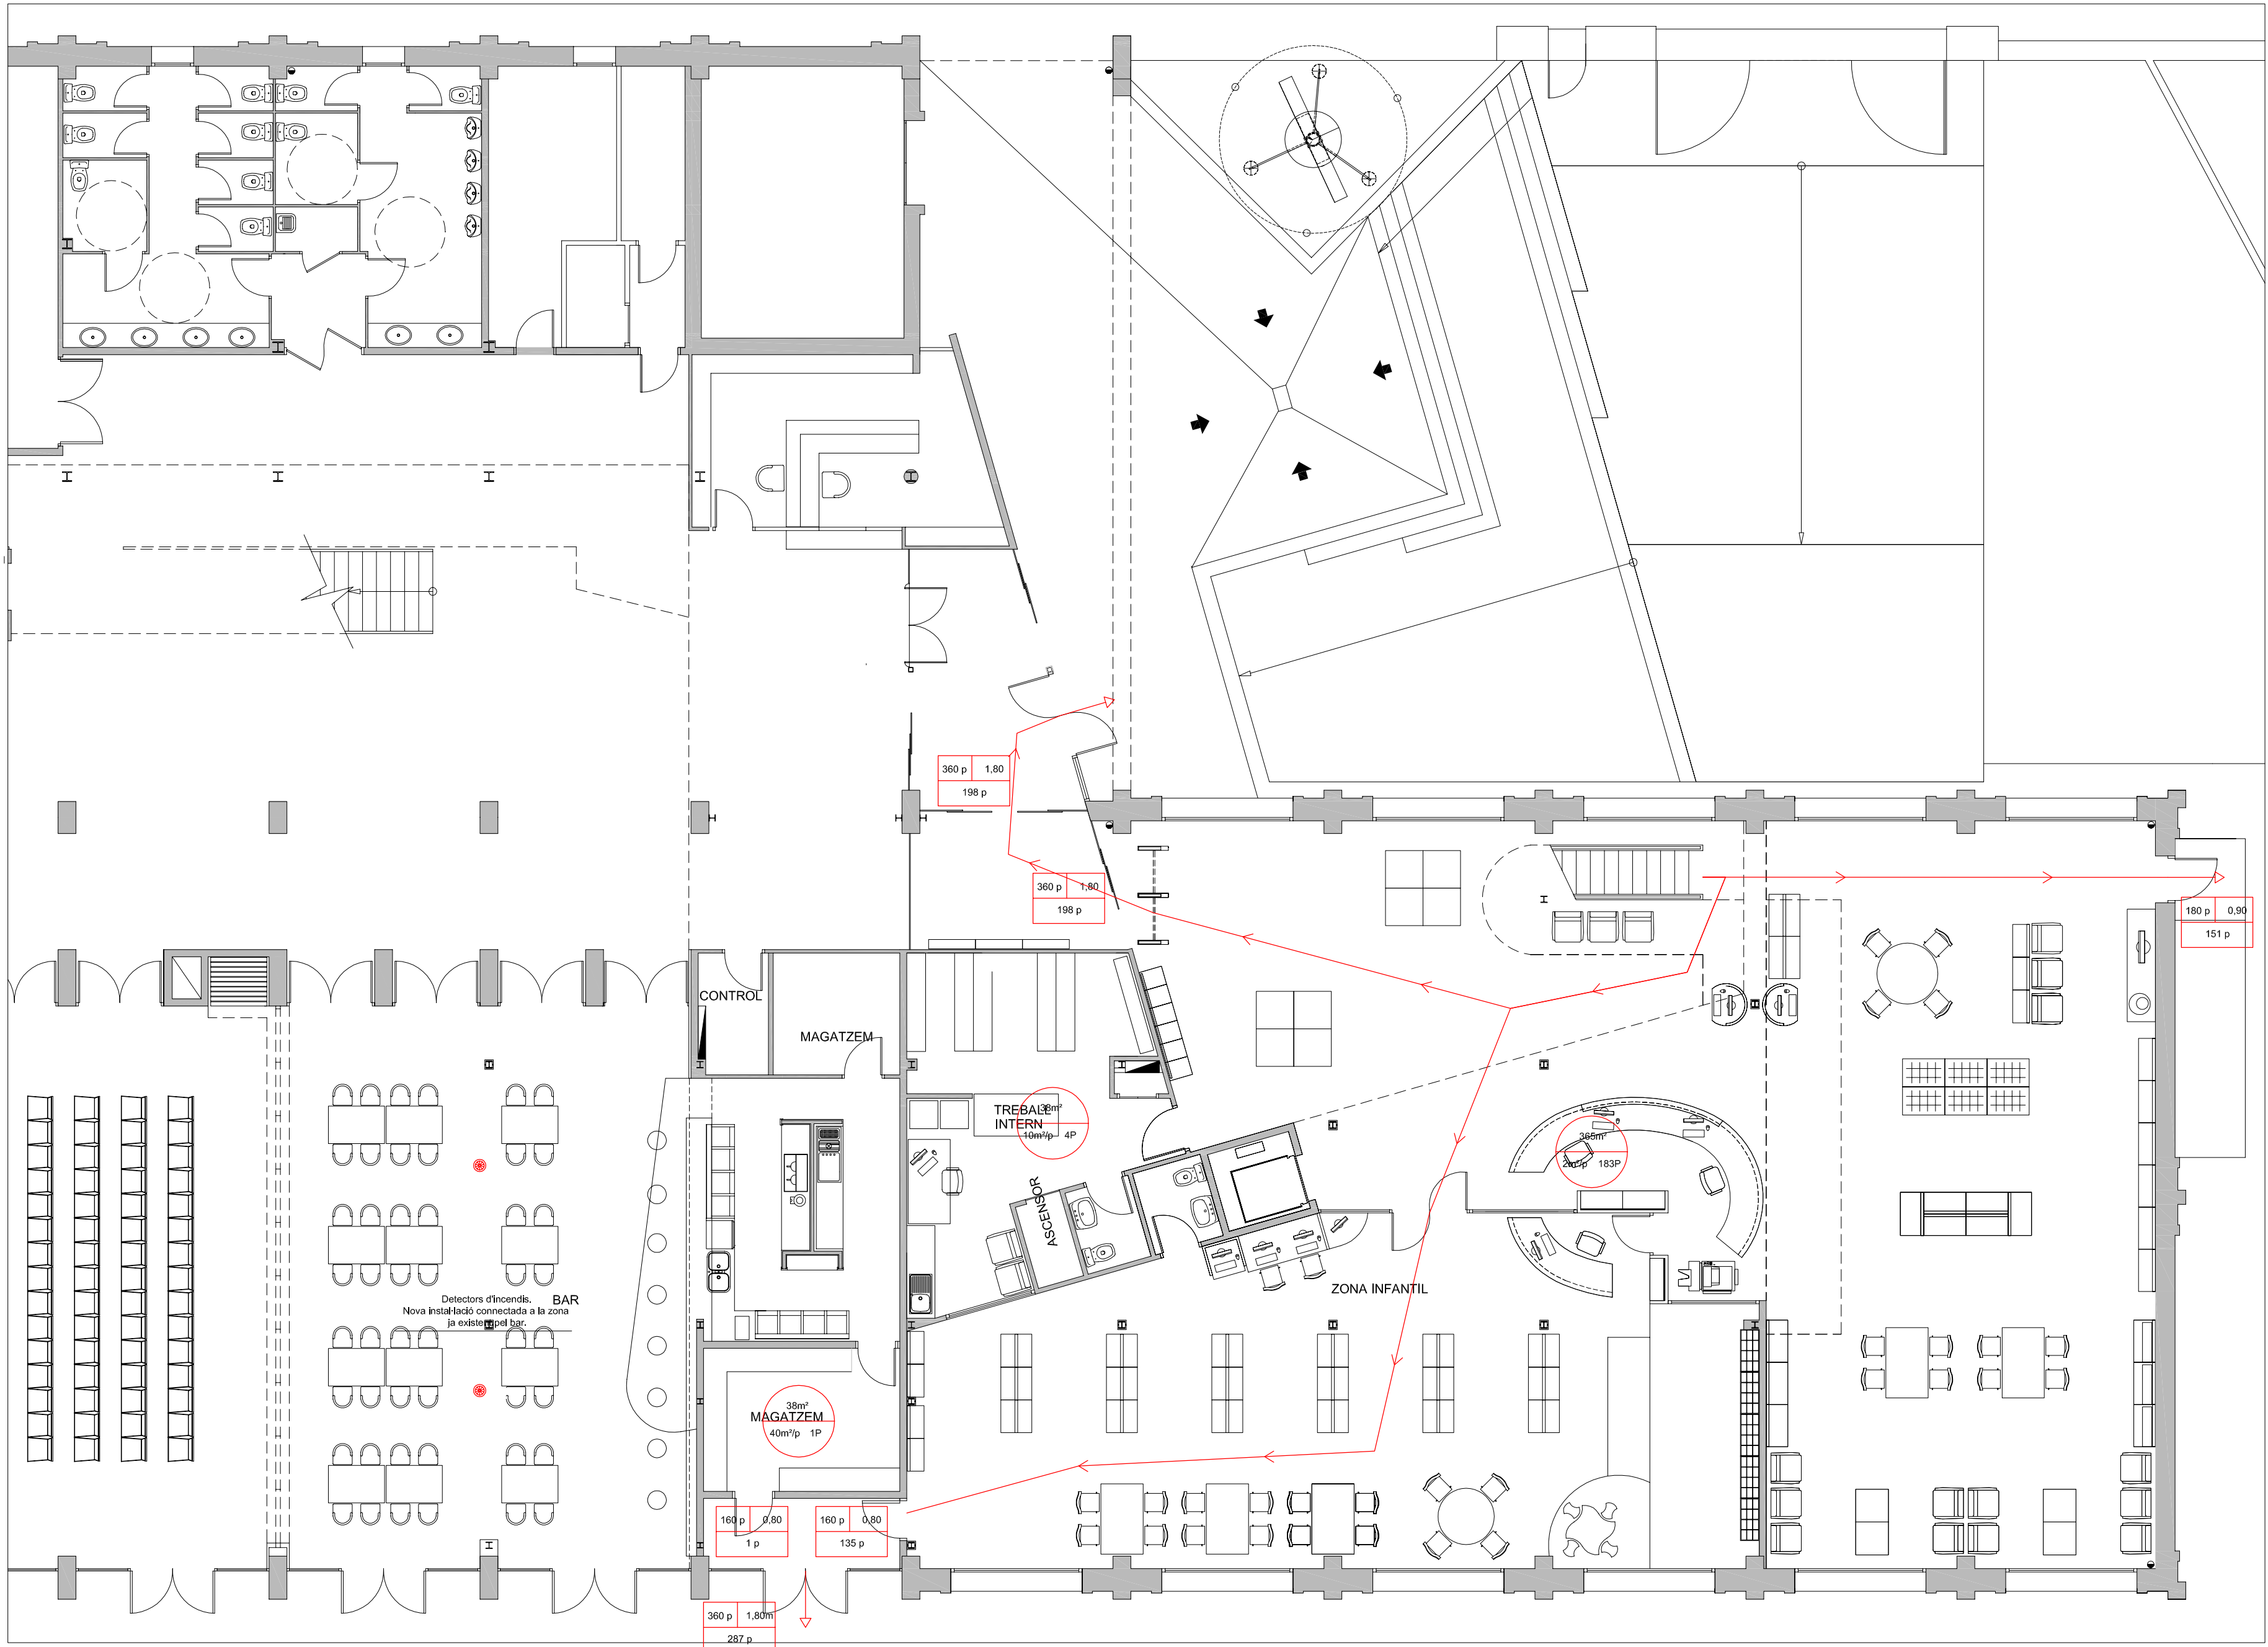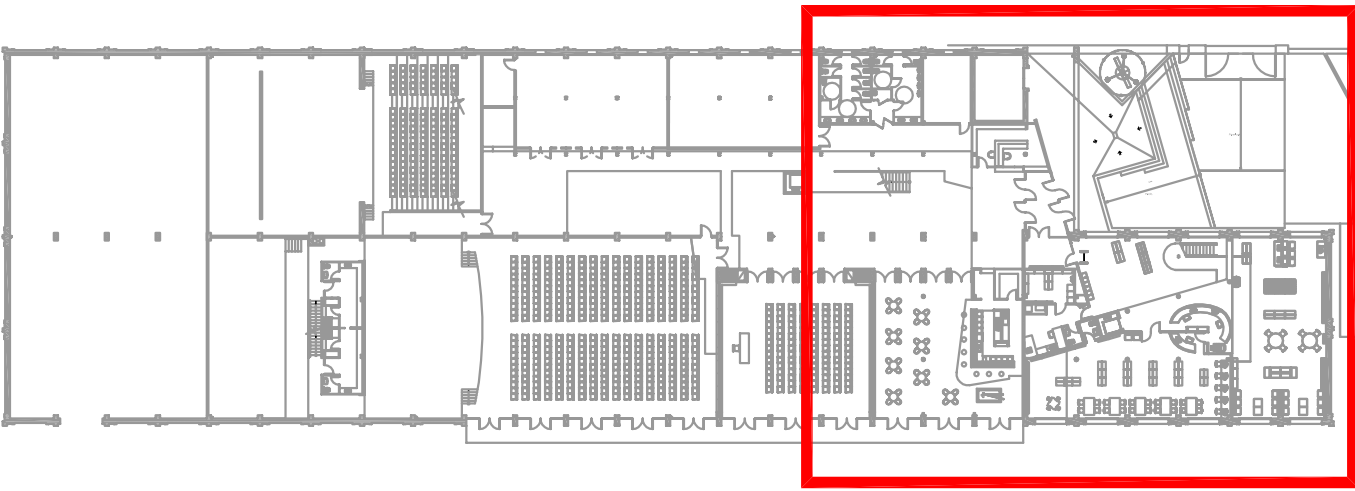


PORTES D'EVACUACIÓ: EI-45-C5	
p A P	P: Ocupació prevista A: Amplada porta p: Capacitat màxima
SECTORITZACIÓ: EI-90	
m² m²/p P	m: Superfície útil m² p/m: Densitat ocupació p: Ocupació prevista
ESCALES D'EVACUACIÓ	
A P p	A: Amplada P: Ocupació prevista p: Ocupació màxima
LLEENDA SECTORITZACIÓ / EVACUACIÓ	
	SORTIDA DE L'EDIFICI
EI-45-C5	PORTES RF
d=m	RECORREGUT D'EVACUACIÓ
EI-90	DELIMITACIÓ SECTOR INCENDIS
d=m	METRES >EI-60 EN FAÇANA

PROJECTE D'EXECUCIÓ
AMPLIACIÓ DE LA BIBLIOTECA MUNICIPAL
Centre Cultural Can Costa i Font - Taradell

Plànol de:	PLANTA BAIXA		Escala
	INSTAL·LACIÓ CONTRA INCENDIS		1/100
			Plànol nº

Institució	Aprovació Municipal
------------	---------------------

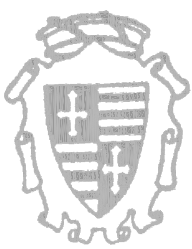

Ajuntament de Taradell		Nom arxiu infor.
El tècnic redactors		08_076CI-1. dwg
Angel Biurrun Contreras		Data
Maite Herrera i Vives		Febrer 2009